

Ing. arch. Martin Hrdina

Jiráskova 16, 602 00 Brno

e: martin@hrdina.tv

t: 603 317 193

www.hrdina.tv

Spolupráce: Ing. arch. Tomáš Kovalčík

PROJEKT Interiér kavárny Kino Metro 70

OBJEDNATEL KINO METRO 70 Prostějov, p. o.


Školní 3694/1

796 01 Prostějov

02. Toalety – Prováděcí dokumentace

Metro 70

Současný stav

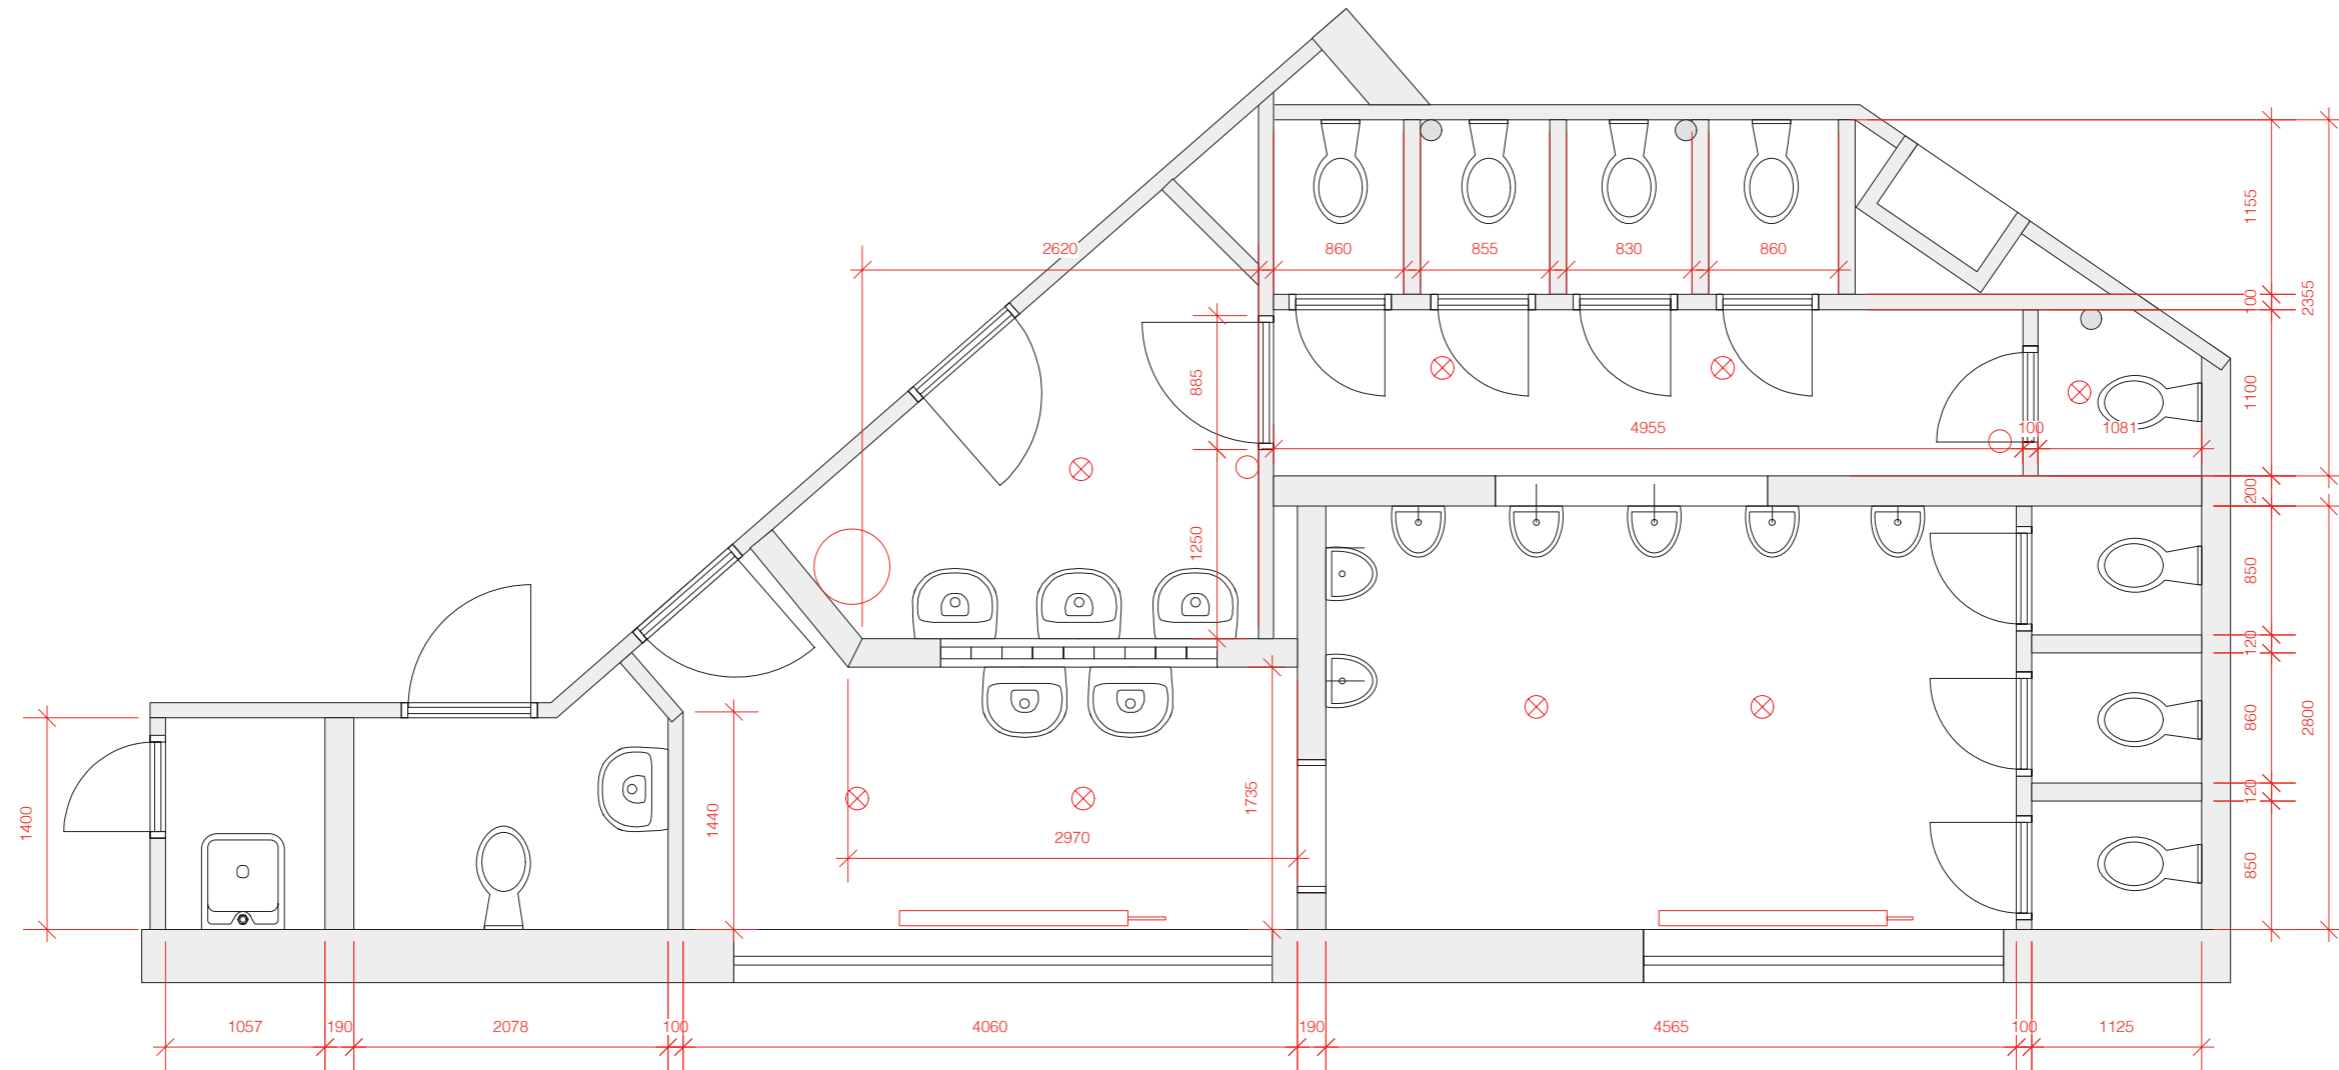

Ing. arch. Martin Hrdina

Hrdina & Pavlík

Jiráskova 16, 602 00 Brno

e: martin@hrdina.tv

t: 603 317 193

www.hrdinapavlik.cz

PROJEKT Kino Metro 70 – Toalety

OBJEDNATEL KINO METRO 70 Prostějov, p. o.

Školní 3694/1

796 01 Prostějov

Metro 70

FÁZE O2. Prováděcí dokumentace

PROFESE Architekt

obsah **PŮDORYS**

Současný stav

měřítko 1:50

datum 1. 6. 2020

2

Bourací práce

Stěny:


- vybourání příček u stávajících pánských toalet
- zrušení dámské toalety v zadní části prostoru
- probourání otvorů mezi WC muži a ženy (překlady) = příprava na nové kóje

Sanita:

- odstranění veškeré stávající sanity

Osvětlení:

- odstranění stávajících svítidel

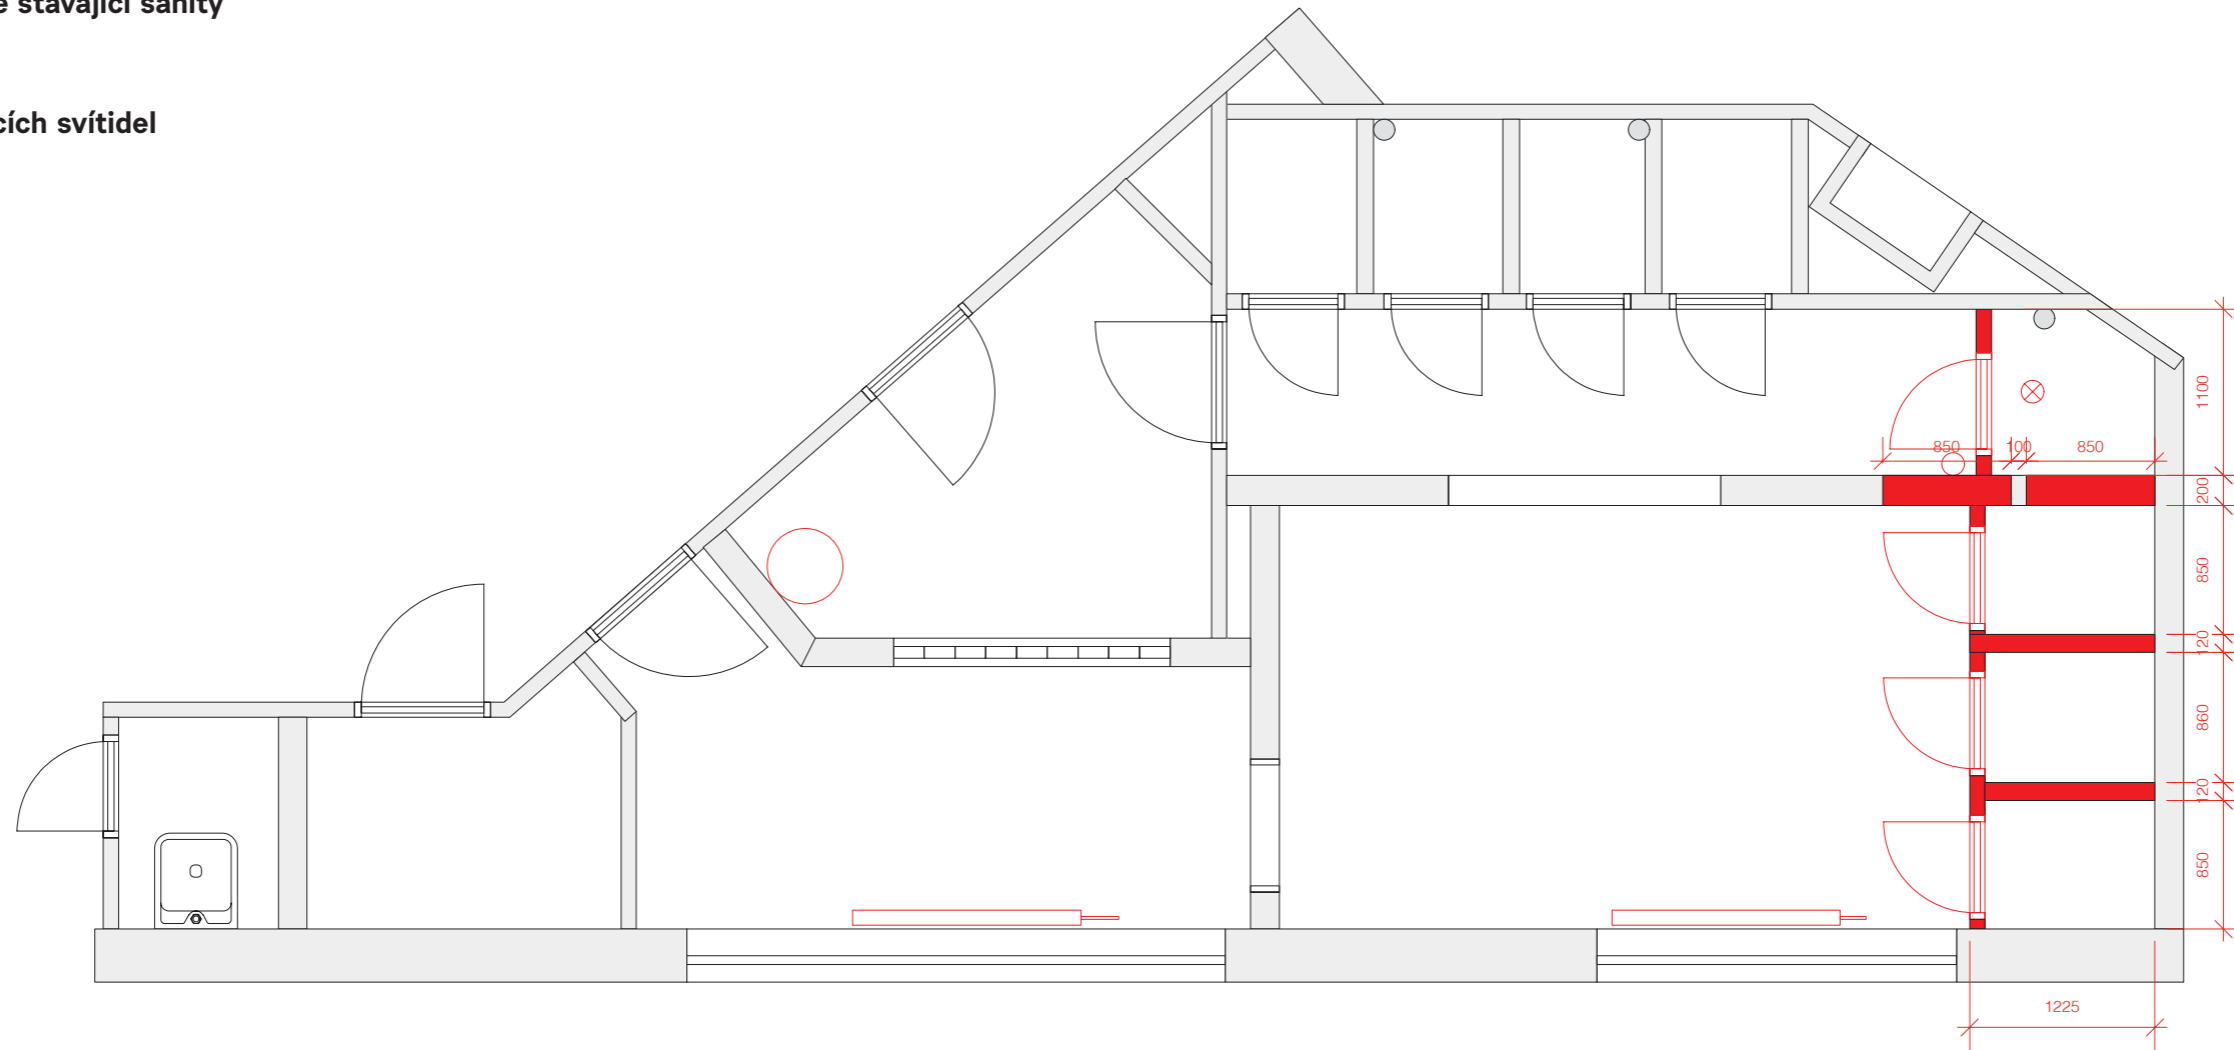

Ing. arch. Martin Hrdina

Hrdina & Pavlík

Jiráskova 16, 602 00 Brno

e: martin@hrdina.tv

t: 603 317 193

www.hrdinapavlik.cz

PROJEKT Kino Metro 70 – Toalety

OBJEDNATEL KINO METRO 70 Prostějov, p. o.

Školní 3694/1

796 01 Prostějov

Metro 70

VEŠKERÉ ROZMĚRY JE NUTNO PŘES STAVBOU PŘEMĚŘIT NA MÍSTĚ.

FÁZE 02. Prováděcí dokumentace

PROFESE Architekt

obsah **PŮDORYS**

Bourací práce

měřítko 1:50

datum 1. 6. 2020

3

Stavební práce

Stěny (značeno modře):

- nové příčky na dámské i pánské toalety (změna dispozice stávajících) – materiál pórobetonová příčkovka, tl. 100 mm
- **výška: 2400 mm**
- zednické zapravení nerovností (včetně oken a průhledů – hrany)

SDK (značeno růžově):

- doporučuje se obklad SDK u všech svodů v rozích WC kójí (do stropu)



Ing. arch. Martin Hrdina

Hrdina & Pavlík

Jiráskova 16, 602 00 Brno

e: martin@hrdina.tv

t: 603 317 193

www.hrdinapavlik.cz

PROJEKT Kino Metro 70 – Toalety

OBJEDNATEL KINO METRO 70 Prostějov, p. o.

Školní 3694/1

796 01 Prostějov

Metro 70

VEŠKERÉ ROZMĚRY JE NUTNO PŘES STAVBOU PŘEMĚŘIT NA MÍSTĚ.

FÁZE 02. Prováděcí dokumentace

PROFESE Architekt

obsah **PŮDORYS**

Stavební práce

měřítko 1:50

datum 1. 6. 2020

4

Obklady a dlažba

OBKLADY

- všude do výšky nových příček (2400 mm)

PÁNSKÉ A HANDICAP TOALETY (značeno modře)

- RAKO Color One – 200 x 200 mm
WAA1N545, tmavě modrá

- 120 m² (včetně rezervy 5 m²)

DÁMSKÉ TOALETY (značeno žlutě)

- RAKO Color One – 200 x 200 mm
WAA1N545, tmavě žlutá

- 110 m² (včetně rezervy 5 m²)



DLAŽBA

- RAKO Taurus Granit – 600 x 600 mm
TAL61069, černá

- 47 m² (včetně rezervy)



SPÁROŘEZ



- kde to bude technicky možné vzhledem k úhlům místností, prosím o dodržení spárořezu mezi obklady a dlažbou, především na nejvíce viditelných místech

SPÁROVACÍ HMOTA

- barva: antracitová

STYK OBKLADŮ

- u styků dvou obložených ploch (například přízdívky geberitu) se nebudou používat lišty (ani kovové ani plastové)
- prosím o následující skladbu a zapravení hran spárovací hmotou (schéma řezu)

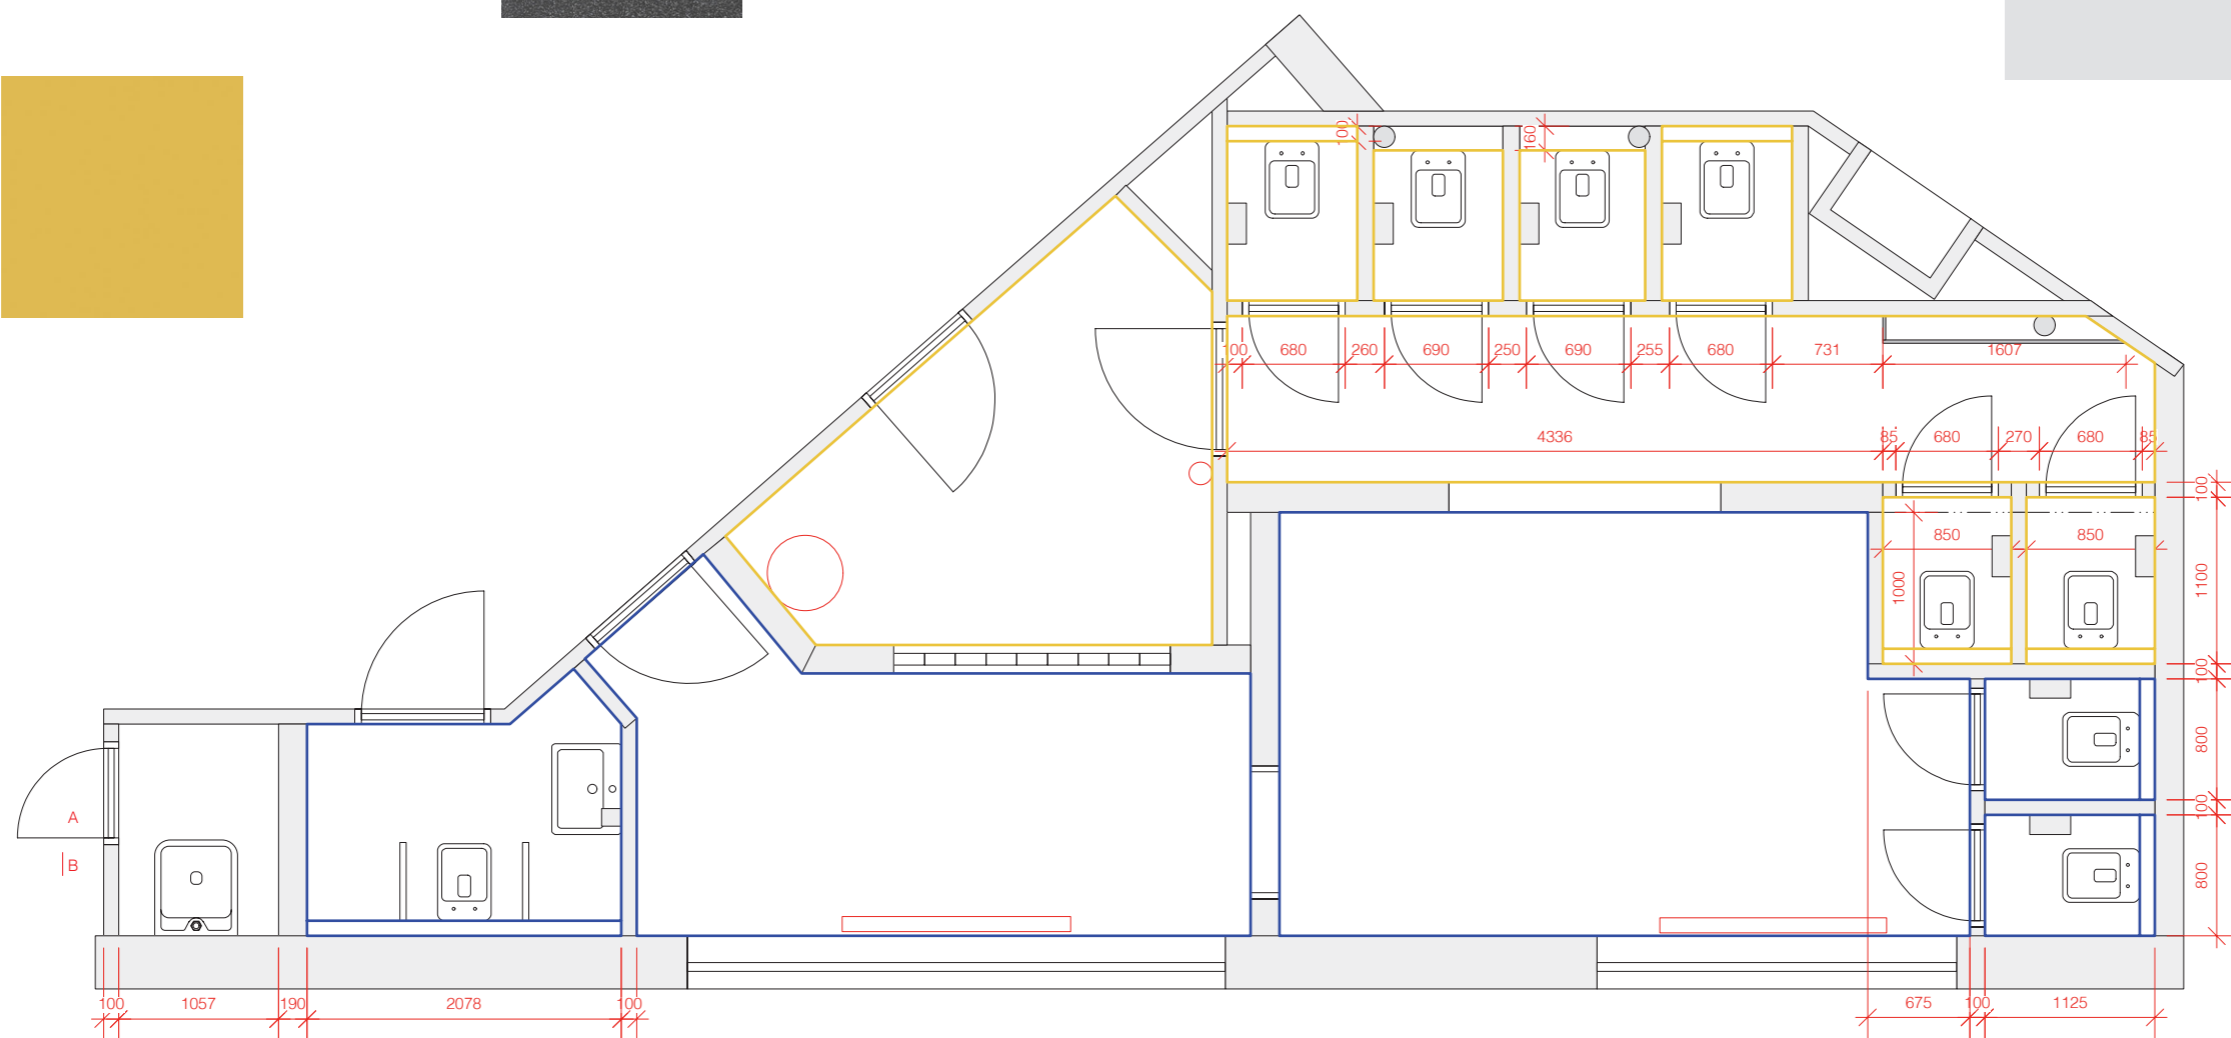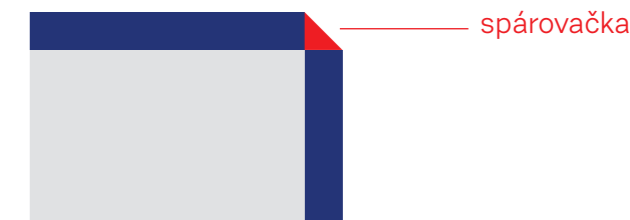

Ing. arch. Martin Hrdina

Hrdina & Pavlík

Jiráskova 16, 602 00 Brno

e: martin@hrdina.tv

t: 603 317 193

www.hrdinapavlik.cz

PROJEKT KINO Metro 70 – Toalety

OBJEDNATEL KINO METRO 70 Prostějov, p. o.

Školní 3694/1

796 01 Prostějov

Metro 70

VEŠKERÉ ROZMĚRY JE NUTNO PŘES STAVBOU PŘEMĚŘIT NA MÍSTĚ.

FÁZE O2. Prováděcí dokumentace

PROFESE Architekt

obsah PŮDORYS


Obklady a dlažba

měřítko 1:50

datum 1. 6. 2020

5

Půdorys

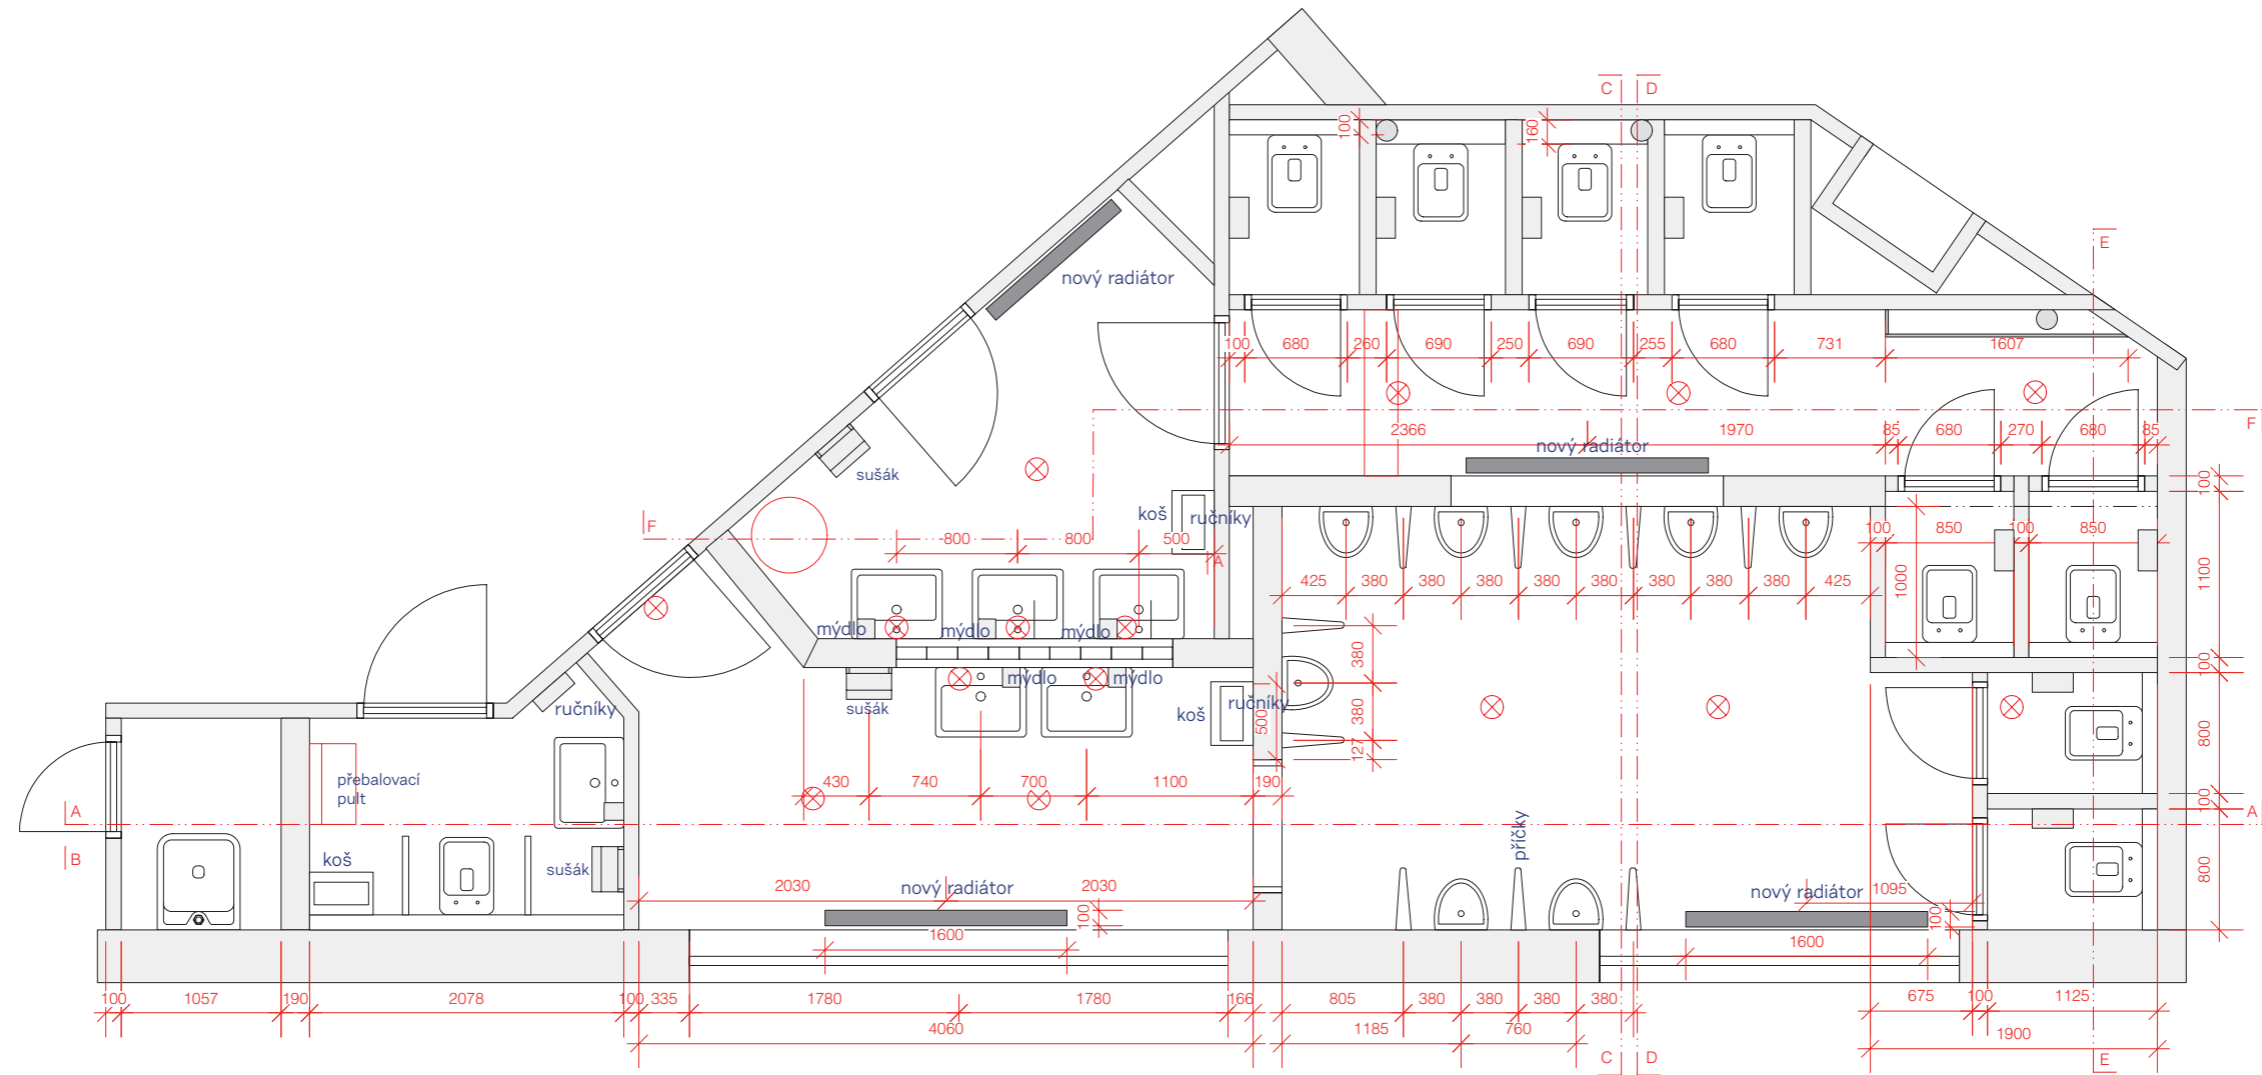

Ing. arch. Martin Hrdina

Hrdina & Pavlík

Jiráskova 16, 602 00 Brno

e: martin@hrdina.tv

t: 603 317 193

www.hrdinapavlik.cz

PROJEKT **Kino Metro 70 – Toalety**

OBJEDNATEL **KINO METRO 70** Prostějov, p. o.

Školní 3694/1

796 01 Prostějov

Metro 70

VEŠKERÉ ROZMĚRY JE NUTNO PŘES STAVBU PŘEMĚŘIT NA MÍSTĚ.

FÁZE 02. Prováděcí dokumentace

PROFESE Architekt

obsah **POHLED**

Nové dispozice

měřítko 1:50


datum 1. 6. 2020

6


Řezpohledy

poznámka: zrcadla jsou lepená na stěnu ve vynechávce obkladů, spáry mezi obkladem zrcadlem jsou zapraveny spárovací hmotou

A

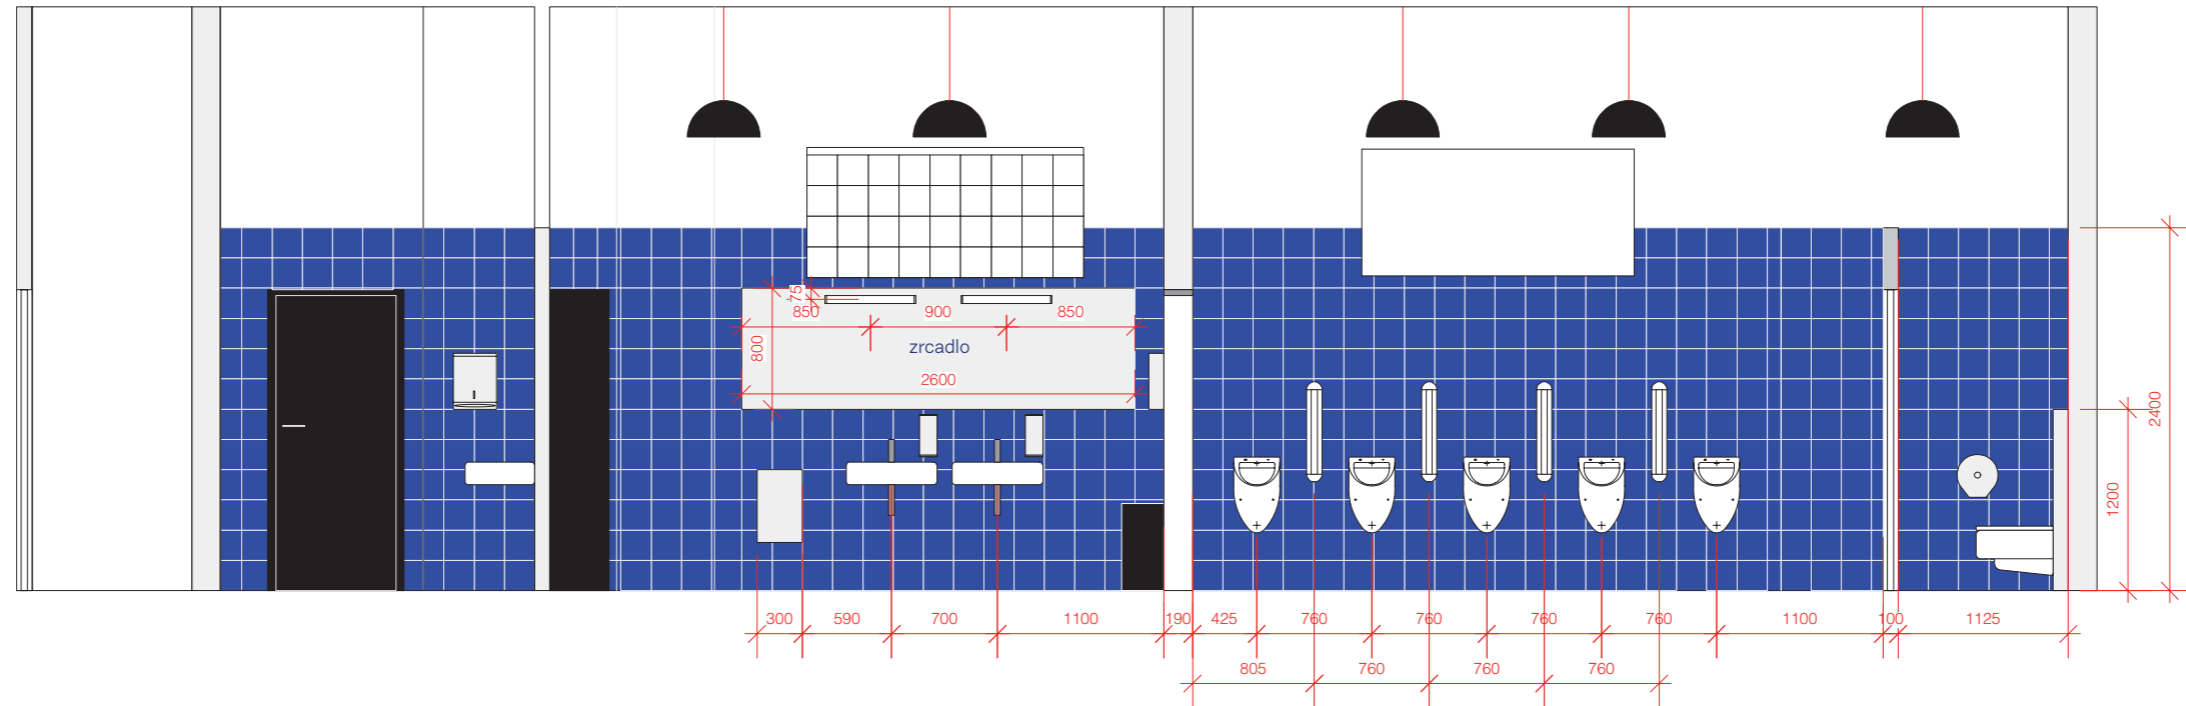

B

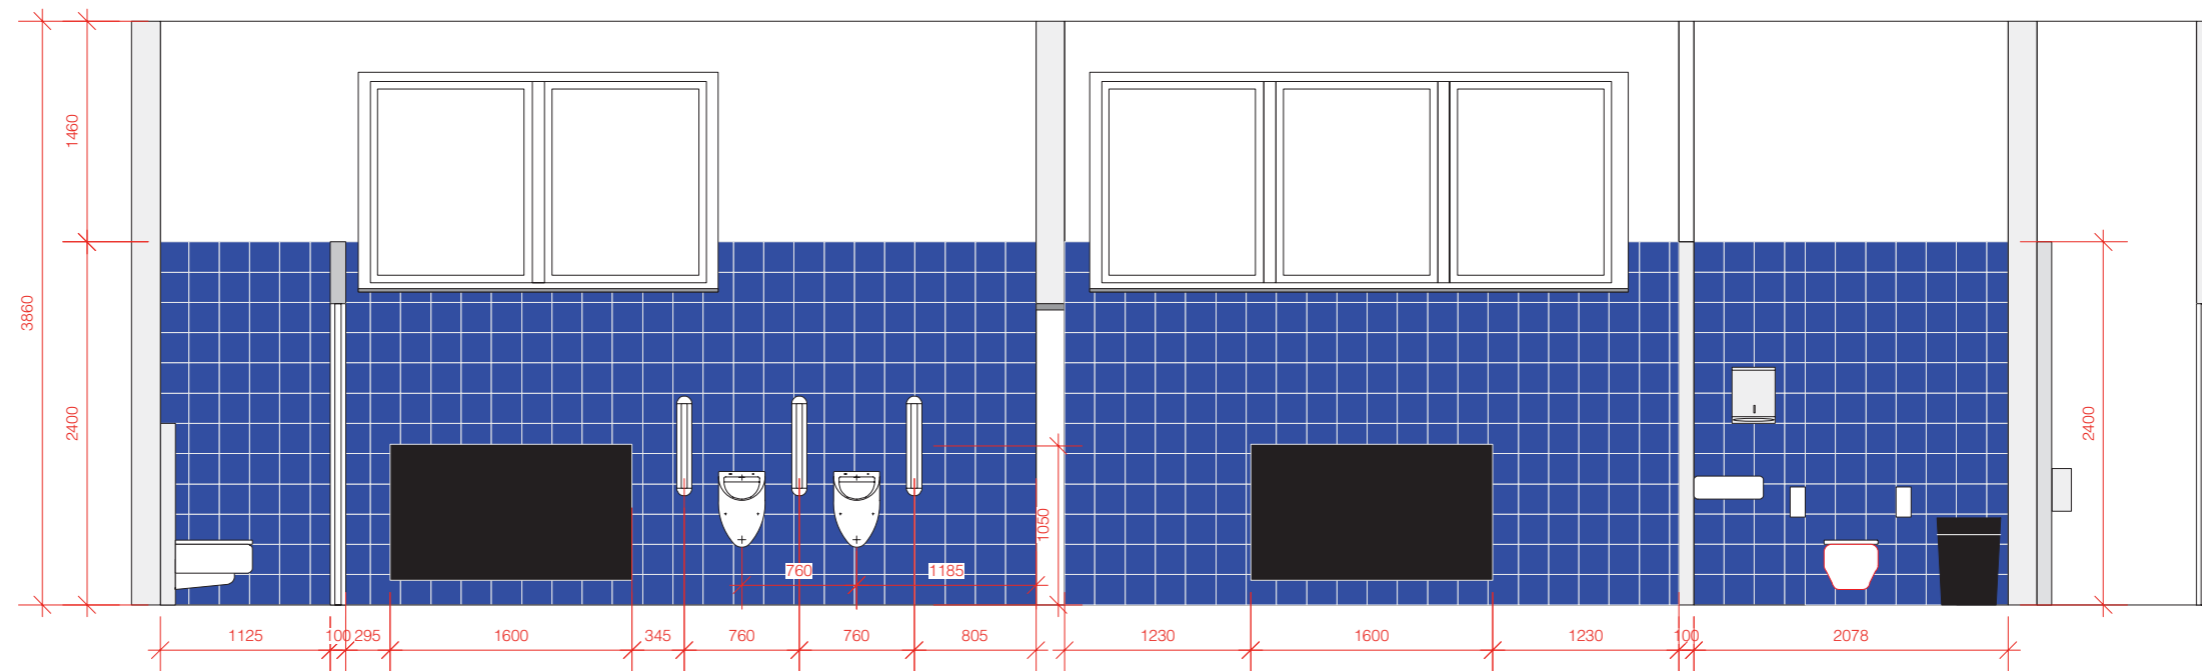

Ing. arch. Martin Hrdina

Hrdina & Pavlík

Jiráskova 16, 602 00 Brno

e: martin@hrdina.tv

t: 603 317 193

www.hrdinapavlik.cz

PROJEKT Kino Metro 70 – Toalety

OBJEDNATEL KINO METRO 70 Prostějov, p. o.

Školní 3694/1

796 01 Prostějov

Metro 70

VEŠKERÉ ROZMĚRY JE NUTNO PŘES STAVBU PŘEMĚŘIT NA MÍSTĚ.

FÁZE 02. Prováděcí dokumentace

PROFESE Architekt

obsah POHLEDY


měřítko 1:50

datum 1. 6. 2020


7

Řezopohledy

C

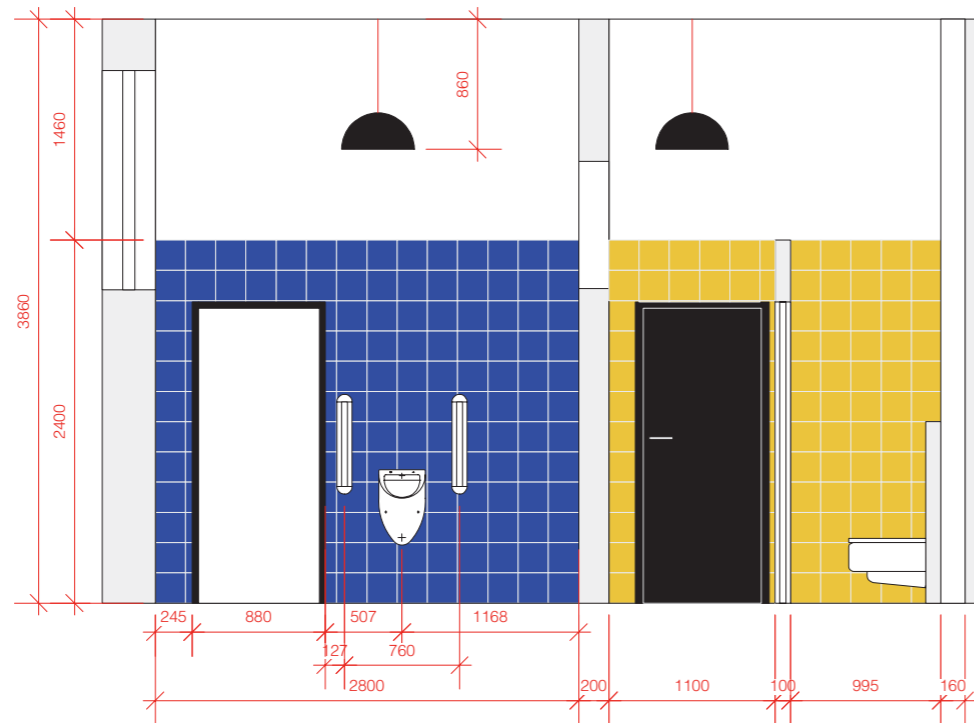

D

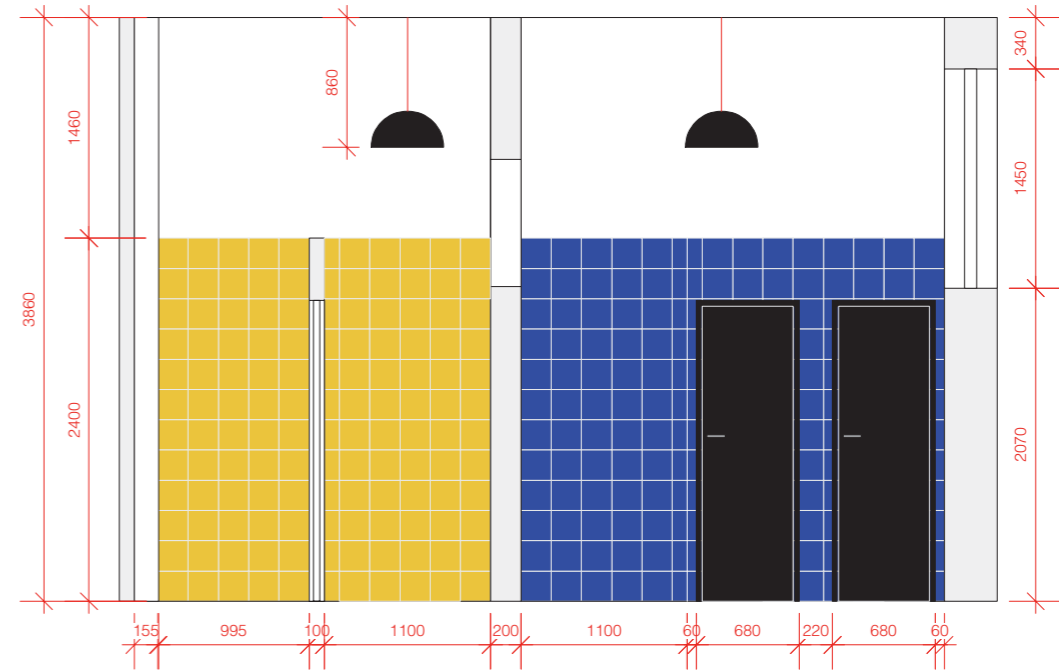

Ing. arch. Martin Hrdina

Hrdina & Pavlík

Jiráskova 16, 602 00 Brno

e: martin@hrdina.tv

t: 603 317 193

www.hrdinapavlik.cz

PROJEKT Kino Metro 70 – Toalety

OBJEDNATEL KINO METRO 70 Prostějov, p. o.

Školní 3694/1

796 01 Prostějov

Metro 70

VEŠKERÉ ROZMĚRY JE NUTNO PŘES STAVBOU PŘEMĚŘIT NA MÍSTĚ.

FÁZE 02. Prováděcí dokumentace

PROFESE Architekt

obsah **POHLEDY**


měřítko 1:50

datum 1. 6. 2020


8

Řezpohledy

E

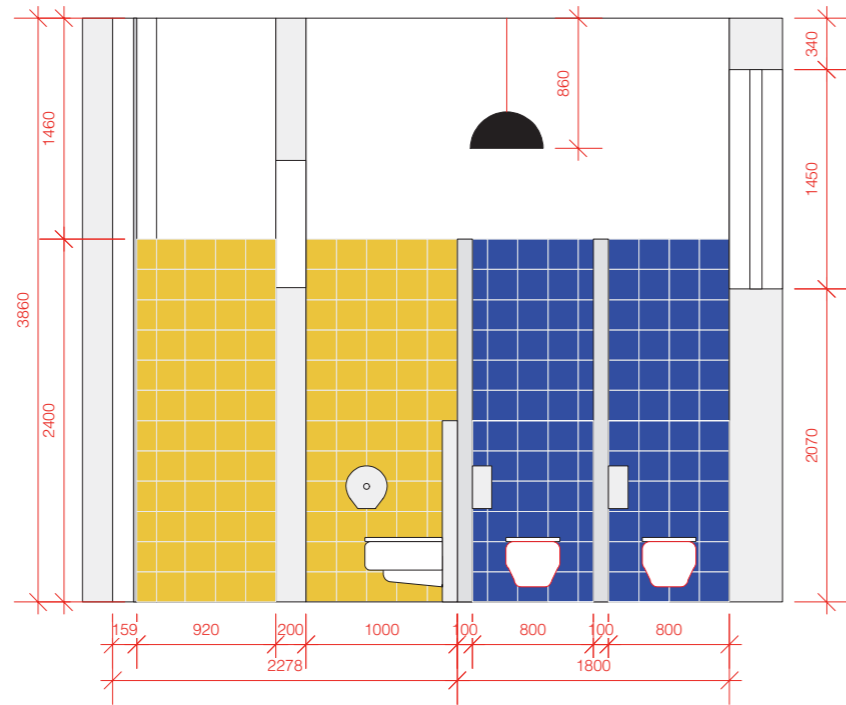

F

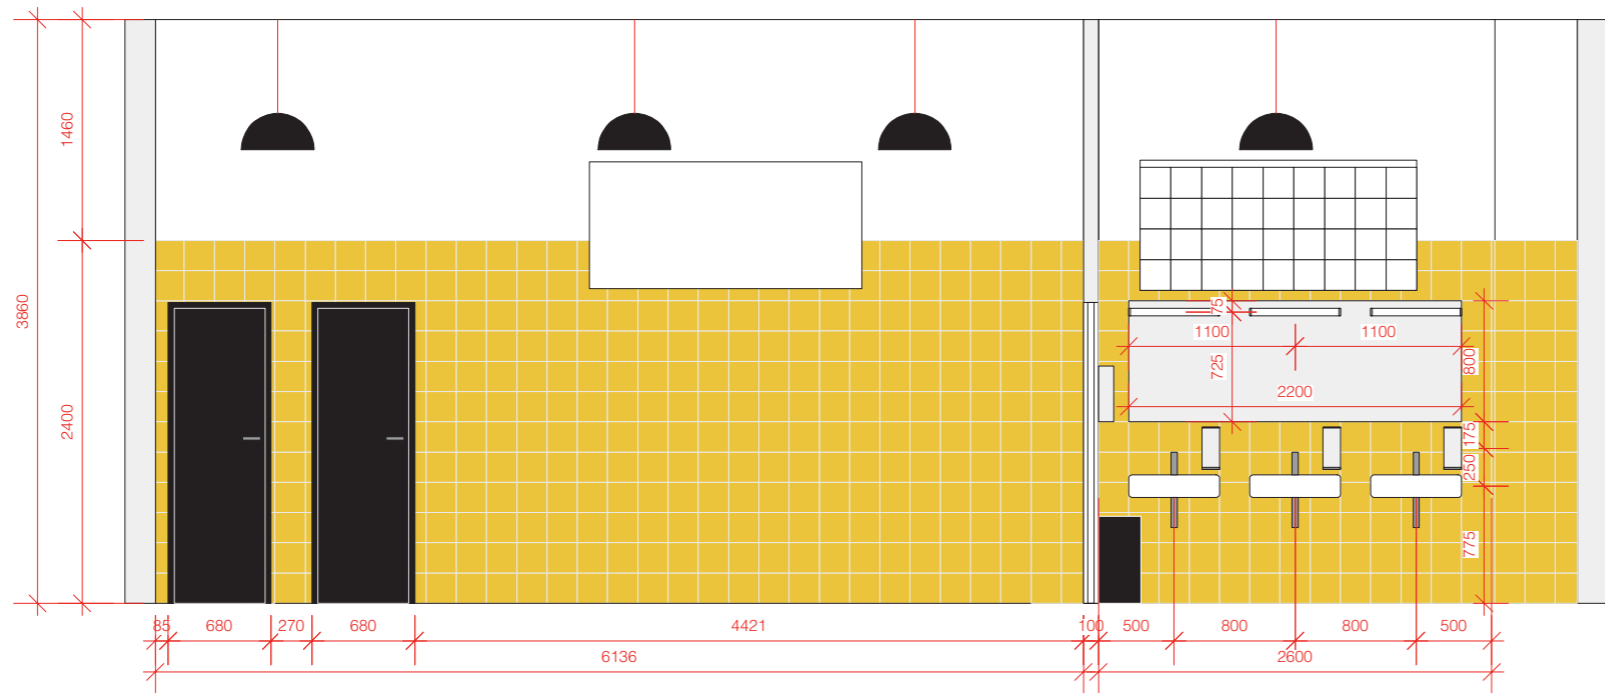

Ing. arch. Martin Hrdina

Hrdina & Pavlík

Jiráskova 16, 602 00 Brno

e: martin@hrdina.tv

t: 603 317 193

www.hrdinapavlik.cz

PROJEKT **Kino Metro 70 – Toalety**

OBJEDNATEL **KINO METRO 70** Prostějov, p. o.

Školní 3694/1

796 01 Prostějov

Metro 70

VEŠKERÉ ROZMĚRY JE NUTNO PŘES STAVBOU PŘEMĚŘIT NA MÍSTĚ.

FÁZE 02. Prováděcí dokumentace

PROFESE Architekt

obsah **POHLEDY**



měřítko 1:50

datum 1. 6. 2020

9

Zrcadla

- zrcadla s otvory pro svítidla a přívod elektřiny k nim
- označen je středový otvor pro elektřinu, uchycení svítidla bude řešeno dle konkrétního typu

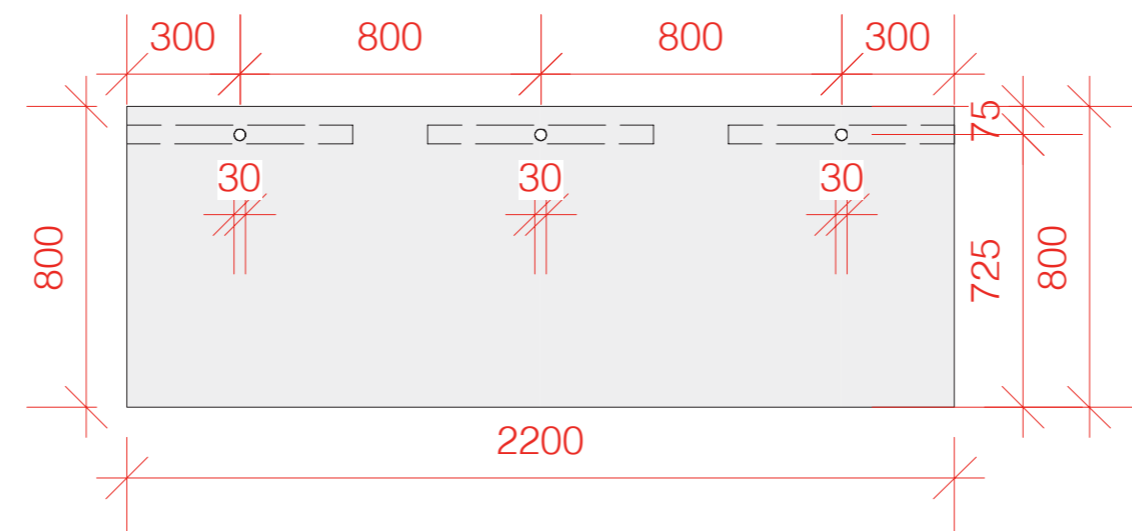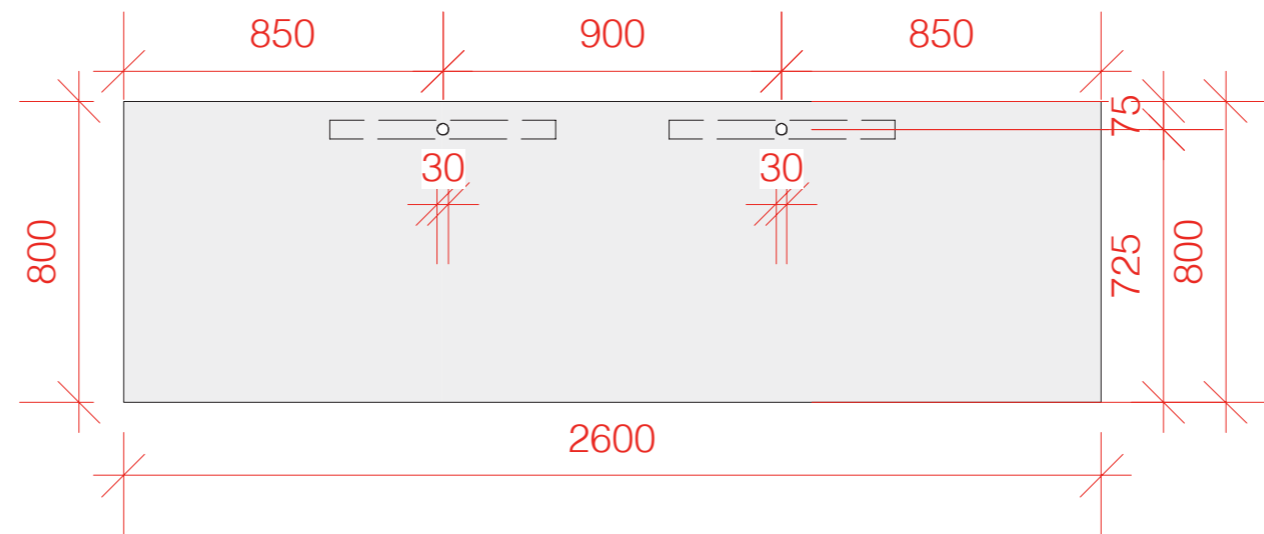

Ing. arch. Martin Hrdina

Hrdina & Pavlík

Jiráskova 16, 602 00 Brno

e: martin@hrdina.tv

t: 603 317 193

www.hrdinapavlik.cz

PROJEKT Kino Metro 70 – Toalety

OBJEDNATEL KINO METRO 70 Prostějov, p. o.

Školní 3694/1

796 01 Prostějov

Metro 70

VEŠKERÉ ROZMĚRY JE NUTNO PŘES STAVBOU PŘEMĚŘIT NA MÍSTĚ.

FÁZE 02. Prováděcí dokumentace

PROFESE Architekt

obsah POHLEDY

měřítko 1:25

datum 1. 6. 2020

10

Zařízení Sanita

WC

8 ks

Kolo Style – Závěsné WC
s hlubokým splachováním,
Rimfree, bílá L23120000
toaleta pro handicapované
bude použita stávající



doporučujeme závěsné WC + geberit

Gaberit tlačítko

9 ks

Geberit Sigma01 - Ovládací tlačítko,
černá, 115.770.DW.5



Ing. arch. Martin Hrdina

Hrdina & Pavlík
Jiráskova 16, 602 00 Brno
e: martin@hrdina.tv
t: 603 317 193
www.hrdinapavlik.cz

Pisoár

8 ks

Grohe Bau Ceramic - Pisoár,
zadní přívod vody, alpská bílá
39438000



automatické splachování – čidlo

Dělicí stěna

9 ks

Stěna pisoárová Jika Split
H847601000001



Umyvadlo a baterie

6 ks

Kolo Nova Pro – Umyvadlo, 600x460
mm, 1 otvor pro baterii, bílá M31161000

sifon – viditelný, nerez



Baterie

6 ks

Hansgrohe Logis – Páková umyvadlová
baterie 70 CoolStart, s výpustí, chrom
71072000



PROJEKT KINO Metro 70 – Toalety

OBJEDNATEL KINO METRO 70 Prostějov, p. o.

Školní 3694/1

796 01 Prostějov

Metro 70

FÁZE 02. Prováděcí dokumentace

PROFESE Architekt

obsah Zařizovací předměty

Sanita

měřítko

datum 1. 6. 2020

11

Zařízení Ostatní

Automatický dávkovač mýdla

6 ks

Tork 460009, zásobník na pěnové mýdlo bezdotykový se senzorem nerezový, S4



Sušák na ruce

3 ks

Tryskový vysoušeč rukou Jet Dryer Compact, stříbrná 8596220010308



Zásobník na toaletní papír

8 ks

Nimco – Zásobník toaletního papíru, stříbrná metalická HP 9555M-04



Zásobník na papírové ručníky

3 ks

Sapho zásobník na papírové ručníky 285x370x100 mm, broušená nerez DR222



Odpadkový koš

3 ks

Odpadkový koš 50l závěsný černý - 92285 Katrin



Alternativa místo zásobníku a koše

3 ks

Franke – EXOS

Kombinace zásobníku na papírové ručníky a odpadkového koše

SAP# 2030034627, EXOS602EB



Ing. arch. Martin Hrdina

Hrdina & Pavlík

Jiráskova 16, 602 00 Brno

e: martin@hrdina.tv

t: 603 317 193

www.hrdinapavlik.cz

PROJEKT Kino Metro 70 – Toalety

OBJEDNATEL KINO METRO 70 Prostějov, p. o.

Školní 3694/1

796 01 Prostějov

Metro 70

FÁZE 02. Prováděcí dokumentace

PROFESE Architekt

obsah Zařizovací předměty

Ostatní

měřítko

datum 1. 6. 2020

12

Zařízení Ostatní

KLIKA KLIKA Q-MINI

BARVA: ČERNÁ MATNÁ, RAL 9005

PRODEJCE: klykbomark.cz

POZNÁMKY: VČETNĚ ZÁMKOVÉ VLOŽKY FAB

12 ks



Totožná svítidla jako v kavárně kina

OSVĚTLENÍ HLAVNÍ MERYLYN 48

BARVA: HLINÍK / ZLATÝ LAK

PRODEJCE: RENDL.CZ

POZNÁMKY: VNĚJŠÍ STRANU SVÍTIDLA A BALDACHÝN LAKOVAT AUTOLAKEM – ČERNÁ LESKLÁ, RAL 9005

10 ks



OSVĚTLENÍ NA ZRCADLECH CORAZON 60

CHROM 230V LED 15W IP44 3000K
PRODEJCE: RENDL.CZ

5 ks



Ing. arch. Martin Hrdina

Hrdina & Pavlík

Jiráskova 16, 602 00 Brno

e: martin@hrdina.tv

t: 603 317 193

www.hrdinapavlik.cz

PROJEKT **Kino Metro 70 – Toalety**

OBJEDNATEL **KINO METRO 70** Prostějov, p. o.

Školní 3694/1

796 01 Prostějov

Metro 70

FÁZE 02. Prováděcí dokumentace

PROFESE Architekt

obsah **Zařizovací předměty**

Ostatní

měřítko

datum 1. 6. 2020

13

Zařízení

Otopná tělesa

KORADO RADIK – TYP 22 VKU

HLOUBKA: 100 mm
VÝŠKA: 900 mm



BAREVNOST: HLUBOKÝ MAT / CODE 40 / ALLOY BLACK

3 ks
1600 x 900 mm (levé)

1 ks
1100 x 900 mm (pravé)

HLUBOKÝ MAT

code 40
Alloy Black

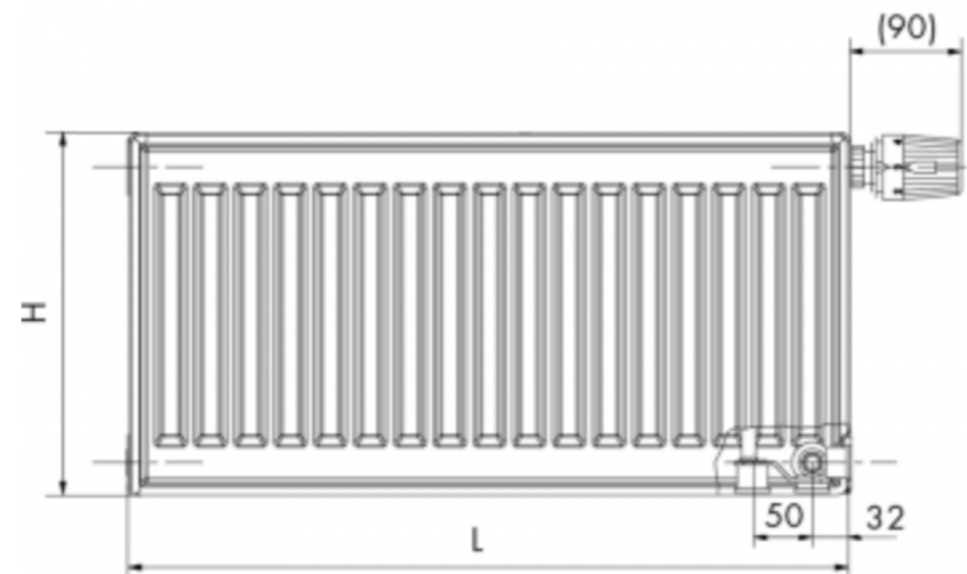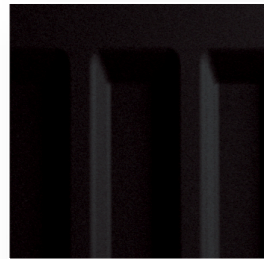

Ing. arch. Martin Hrdina

Hrdina & Pavlík

Jiráskova 16, 602 00 Brno

e: martin@hrdina.tv

t: 603 317 193

www.hrdinapavlik.cz

PROJEKT Kino Metro 70 – Toalety

OBJEDNATEL KINO METRO 70 Prostějov, p. o.

Školní 3694/1

796 01 Prostějov

Metro 70

FÁZE 02. Prováděcí dokumentace

PROFESE Architekt

obsah Zařizovací předměty

Topení

měřítko

datum 1. 6. 2020


14

Mříž do okna mezi pánskými a dámskými toaletami

- je dodán samostatný výkres; plech perforovaný laserem
- povrch: černý komaxit

1760 mm

800 mm

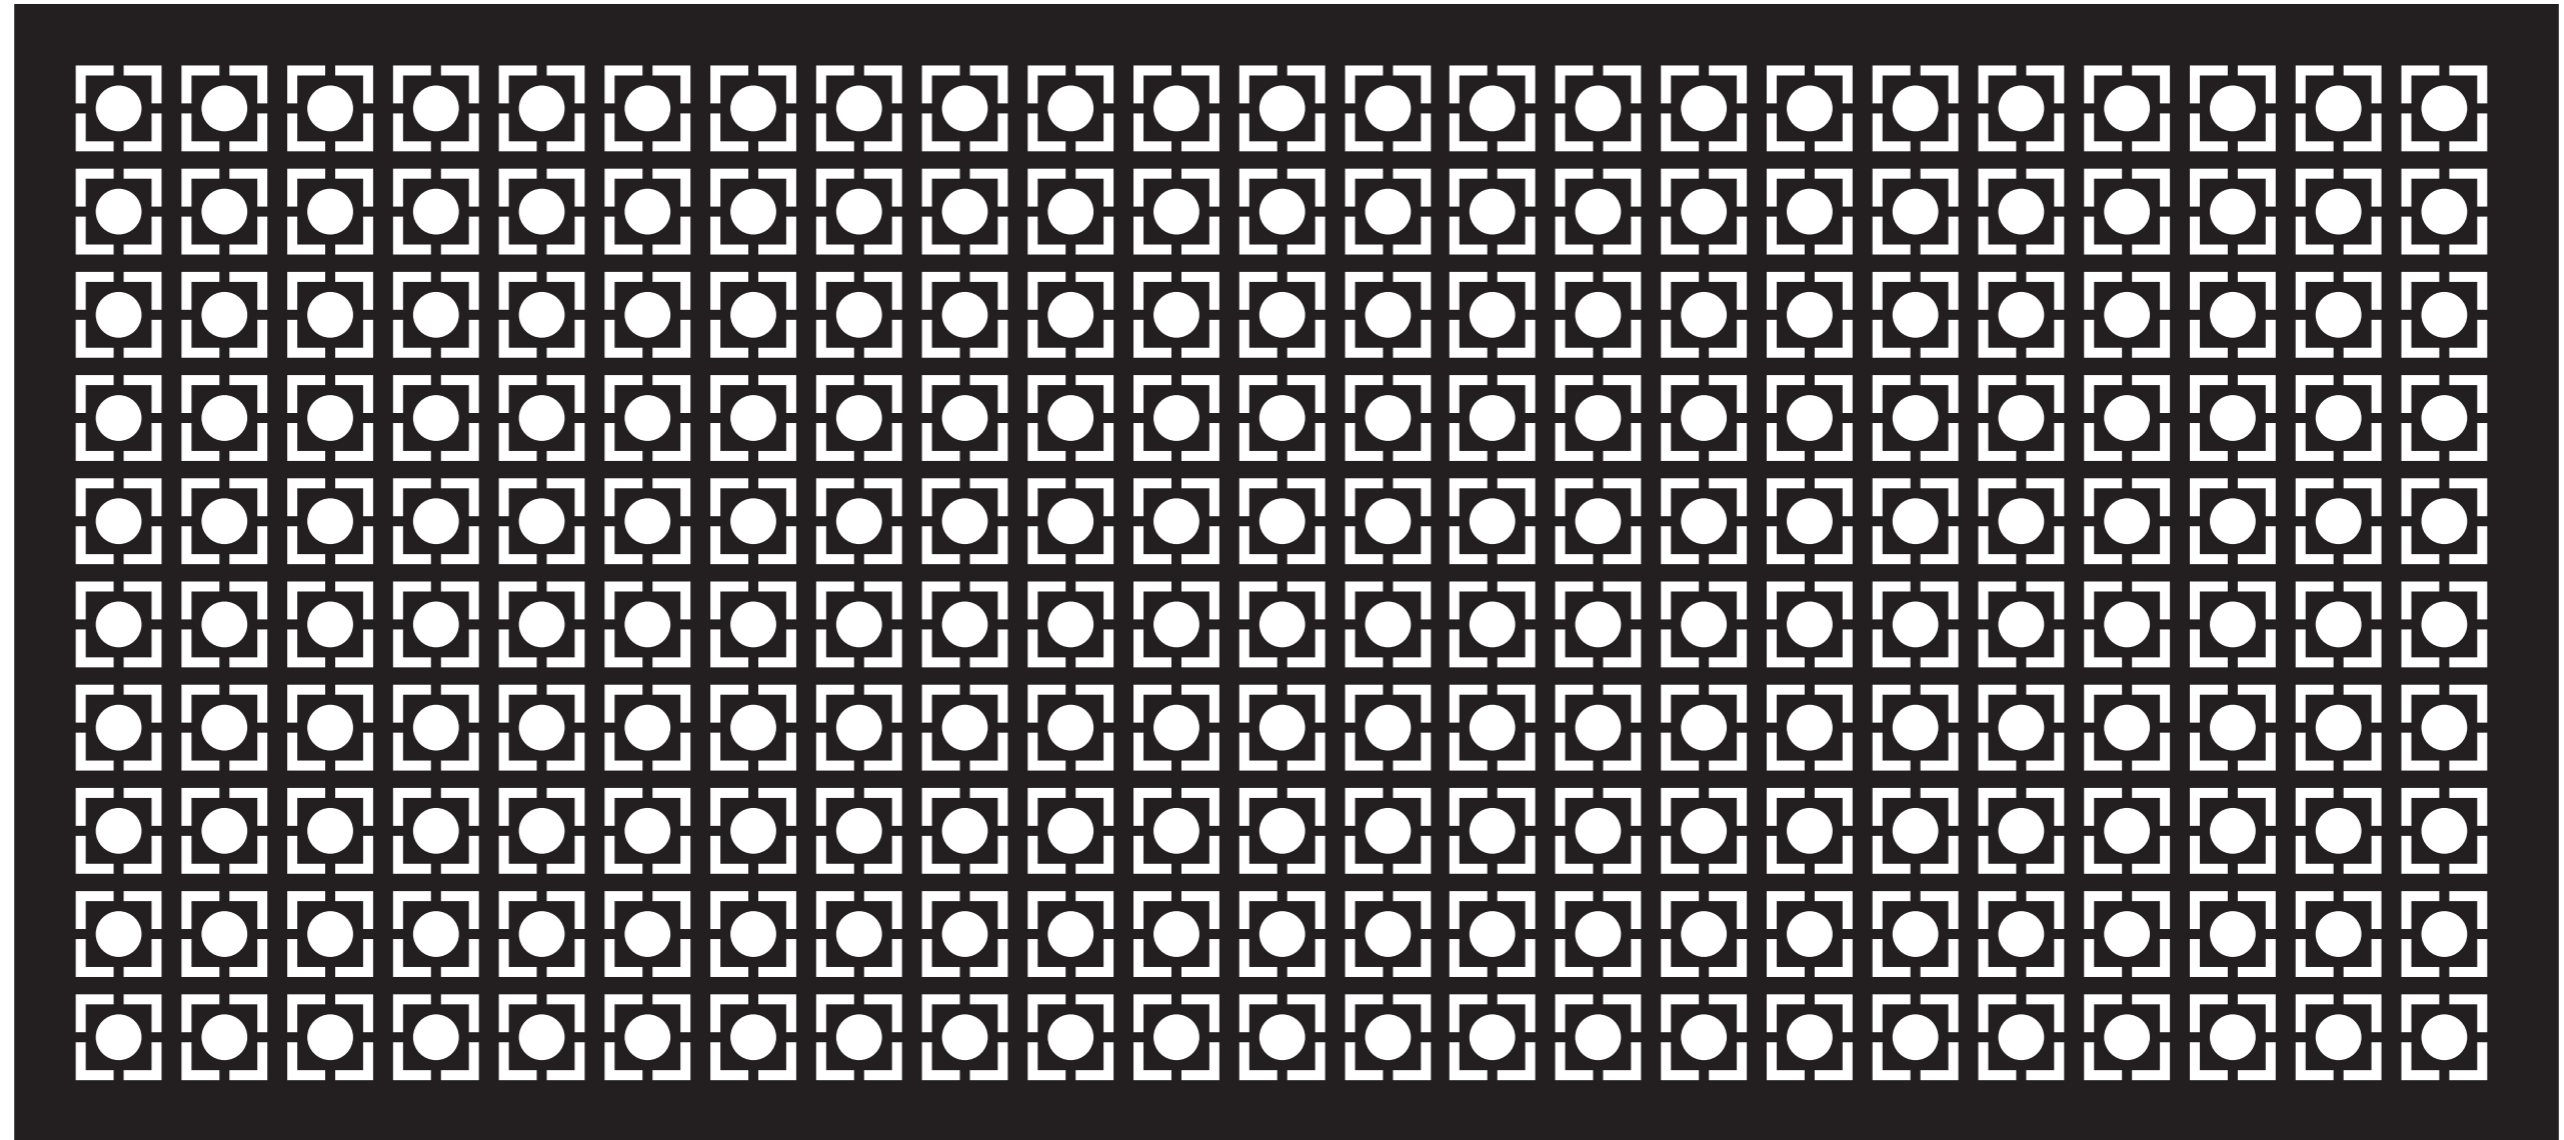

Ing. arch. Martin Hrdina

Hrdina & Pavlík

Jiráskova 16, 602 00 Brno

e: martin@hrdina.tv

t: 603 317 193

www.hrdinapavlik.cz

PROJEKT **Kino Metro 70 – Toalety**

OBJEDNATEL **KINO METRO 70** Prostějov, p. o.

Školní 3694/1

796 01 Prostějov

Metro 70

FÁZE 02. Prováděcí dokumentace

PROFESE Architekt

obsah **Zařizovací předměty**

Mříž

měřítko

datum 1. 6. 2020

15