


SITUACE

M 1:250

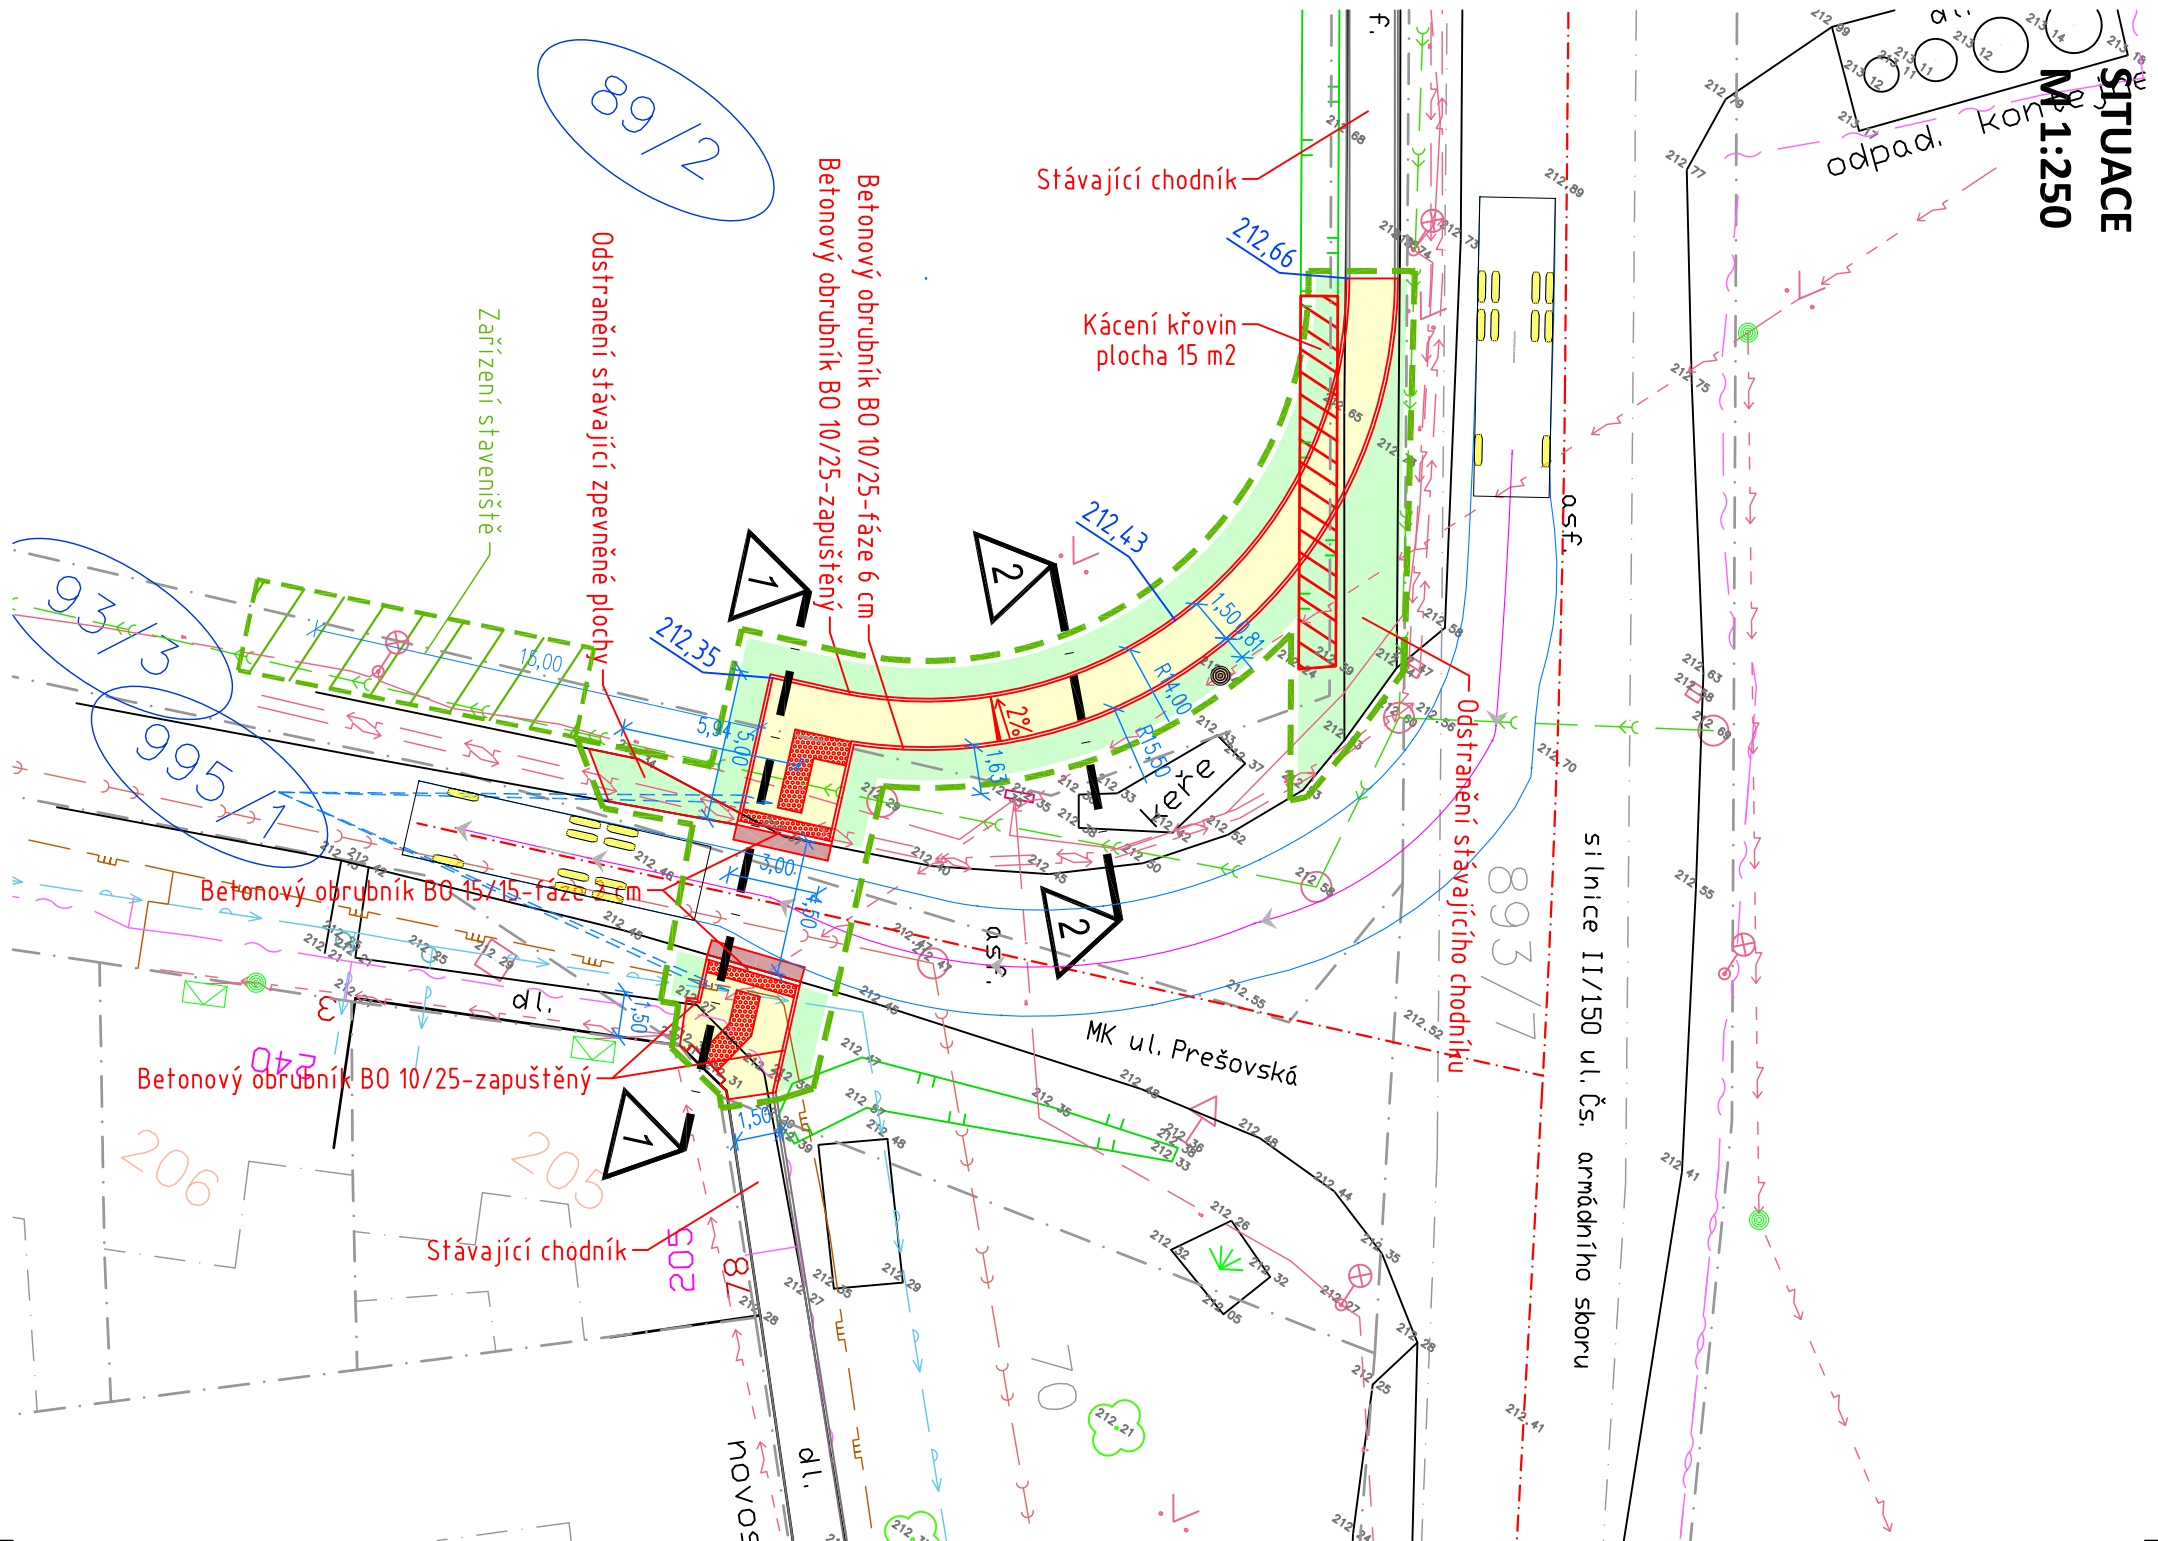


LEGENDA:

STÁVAJÍCÍ	NÁVRH	
		KOMUNIKACE - PŘEFREZOVÁNÍ
		ASFALTOBETON ACO 11
		CHODNÍK
		DLAŽBA 20/10/6 ŠEDÁ
		ZELEŇ
		TRAVNATÁ PLOCHA
		BEZBARIEŘOVÁ ÚPRAVA
		DLAŽBA PÍSKOVÁ/OKROVÁ RELIEFNI
		VODÍČÍ LINE
		DLAŽBA 20/20/6 VODÍČÍ LINE
		HRANICE PARCEL - DLE KN
		PARCELNÍ ČÍSLO - DLE KN
		HRANICE ŘEŠENÉHO ÚZEMÍ

LEGENDA INŽENÝRSKÝCH SÍTÍ:

STÁVAJÍCÍ	NÁVRH	
		KANALIZACE JEDNOTNÁ
		KANALIZACE DEŠŤOVÁ
		KANALIZACE SPLAŠKOVÁ
		VODOVOD
		PLYNOVOD NTL
		PLYNOVOD STL
		PLYNOVOD VTL
		TEPLOVOD
		DISTRIBUČNÍ ROZVOD NN NADZEMNÍ
		DISTRIBUČNÍ ROZVOD NN PODZEMNÍ
		DISTRIBUČNÍ ROZVOD VN NADZEMNÍ
		DISTRIBUČNÍ ROZVOD VN PODZEMNÍ
		SĐELOVACÍ KABEL - CETIN
		ROZVOD VO PODZEMNÍ
		STOŽÁR VO

SOUŘADNICOVÝ SYSTÉM: JTSK
 VÝŠKOVÝ SYSTÉM: Balt p.v.
 POLOHA STÁVAJÍCÍCH INŽENÝRSKÝCH SÍTÍ JE INFORMATIVNÍ

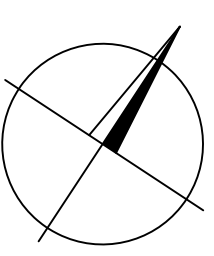

HLAVNÍ PROJEKTANT	KONTROLOVAL	VYPRACOVAL	ING. TOMAŠ RUTH
ING. TOMAŠ RUTH	ING. TOMAŠ RUTH	ING. TOMAŠ RUTH	SEDMDESÁTÁ 7055, ZLÍN
INVESTOR	STATUTÁRNÍ MĚSTO PROSTĚJOV		INFO@TOMASRUTH.CZ
	NÁM. T. G. MASARYKA 130/14, 796 01 PROSTĚJOV		+420 775 194 456
STAVBA			FORMÁT 2 A4
	NOVÝ CHODNÍK UL. PŘEŠOVSKÁ A		DATUM 07/2020
	ČS. ARM. SBORU VE VRAHOVICÍCH		STUPĚŇ PD DUSP
			MĚŘÍTKO 1:250
OBSAH			ČÍSLO VÝKRESU PARÉ
	SITUACE		D.2.