


SITUACE - VARIANTA 2
M 1:300

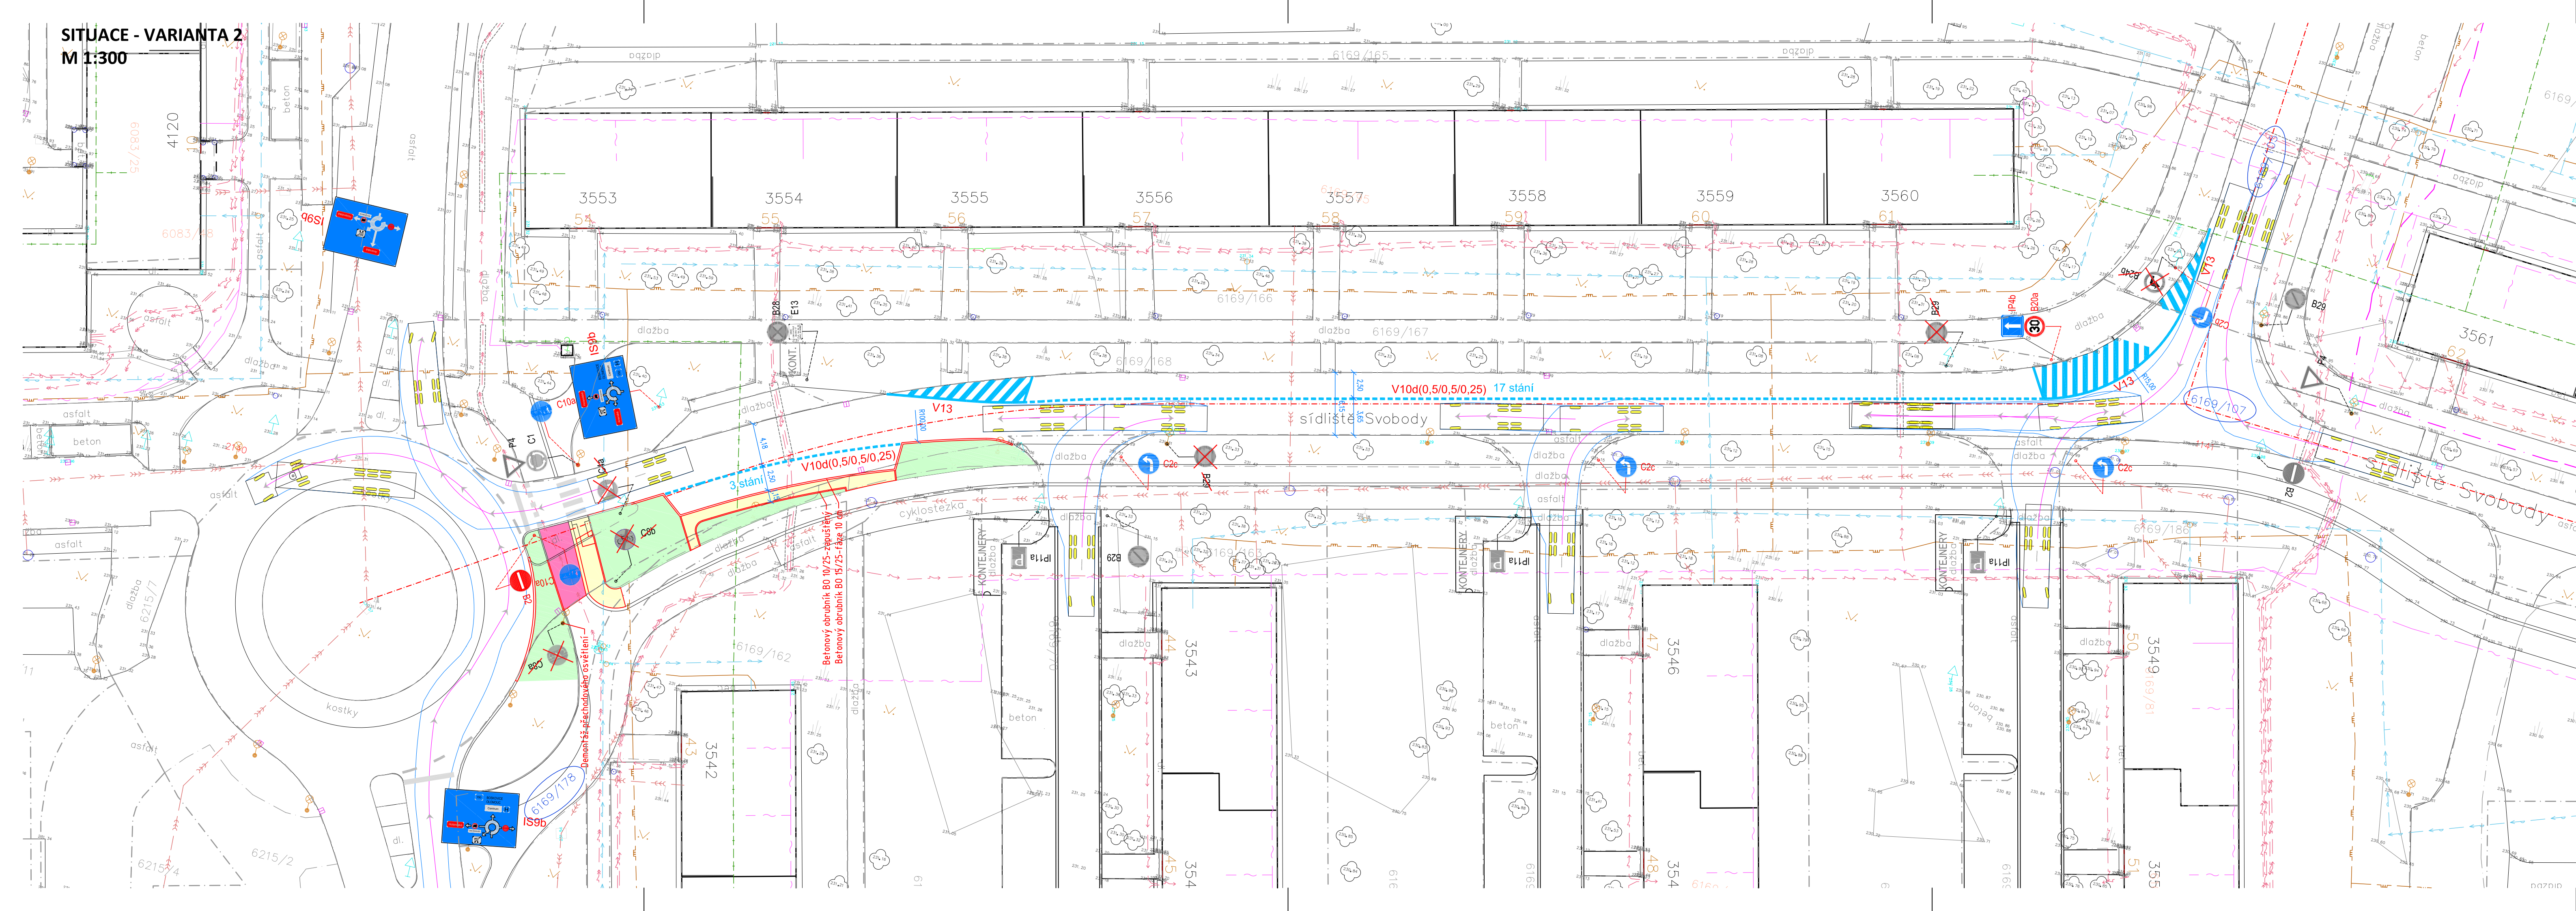


LEGENDA:

| STÁVAJÍCÍ | NÁVRH |
|-----------|----------------------------------|
| | STEŽKA PRO CYKLISTY |
| | DLAŽBA 20/10/8 ČERVENÁ BEZ FAZET |
| | DLAŽBA 20/10/6 ŠEDÁ |
| | ZELEŇ |
| | TRAVNATÁ PLOCHA |
| | HRANICE PARCEL-DLE KN |
| | PARCELNÍ ČÍSLO-DLE KN |
| | HRANICE ŘEŠENÉHO ÚZEMÍ |

LEGENDA INŽENÝRSKÝCH SÍTÍ:

| STÁVAJÍCÍ | NÁVRH |
|-----------|--------------------------------|
| | KANALIZACE JEDNOTNÁ |
| | KANALIZACE DEŠTOVÁ |
| | KANALIZACE SPLAŠKOVÁ |
| | VODOVOD |
| | PLYNOVOD NTL |
| | PLYNOVOD STL |
| | PLYNOVOD VTL |
| | TEPLOVOD |
| | DISTRIBUČNÍ ROZVOD NN NADZEMNÍ |
| | DISTRIBUČNÍ ROZVOD NN PODZEMNÍ |
| | DISTRIBUČNÍ ROZVOD VN NADZEMNÍ |
| | DISTRIBUČNÍ ROZVOD VN PODZEMNÍ |
| | SĐELOVACÍ KABEL-CETIN |
| | SĐELOVACÍ KABEL-T-MOBILE |
| | SĐELOVACÍ KABEL-OLTERM TD |
| | SĐELOVACÍ KABEL-RIO MEDIA |
| | ROZVOD VO PODZEMNÍ |
| | STOŽAR VO |

SOUŘADNICOVÝ SYSTÉM: JTSK
VÝŠKOVÝ SYSTÉM: Balt p.v.
POLOHA STÁVAJÍCÍCH INŽENÝRSKÝCH SÍTÍ JE INFORMATIVNÍ

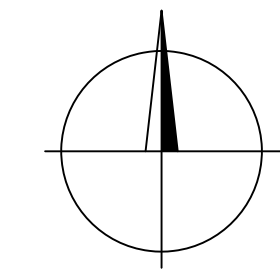

| | | | |
|--|---|-----------------|--|
| HLAVNÍ PROJEKTANT | KONTROLOVAL | VYPRACOVAL | ING. TOMÁŠ RUTH SEDMDESÁTÁ 7055, ZLÍN INFO@TOMASRUTH.CZ +420 775 194 456 |
| ING. TOMÁŠ RUTH | ING. TOMÁŠ RUTH | ING. TOMÁŠ RUTH | |
| INVESTOR STATUTÁRNÍ MĚSTO PROSTĚJOV NÁM. T. G. MASARYKA 130/14, 796 01 PROSTĚJOV | | | |
| STAVBA | PARKOVÁNÍ NA SÍDLIŠTI SVOBODY PRO BLOK 17, PROSTĚJOV | | FORMÁT 5 A4 DATUM 03/2022 STUPEŇ PD STUDIE MĚŘÍTKO 1:300 |
| OBSAH | SITUACE - VARIANTA 2 | | ČÍSLO VÝKRESU PARÉ A.6. |