


PŮDORYS 1.NP

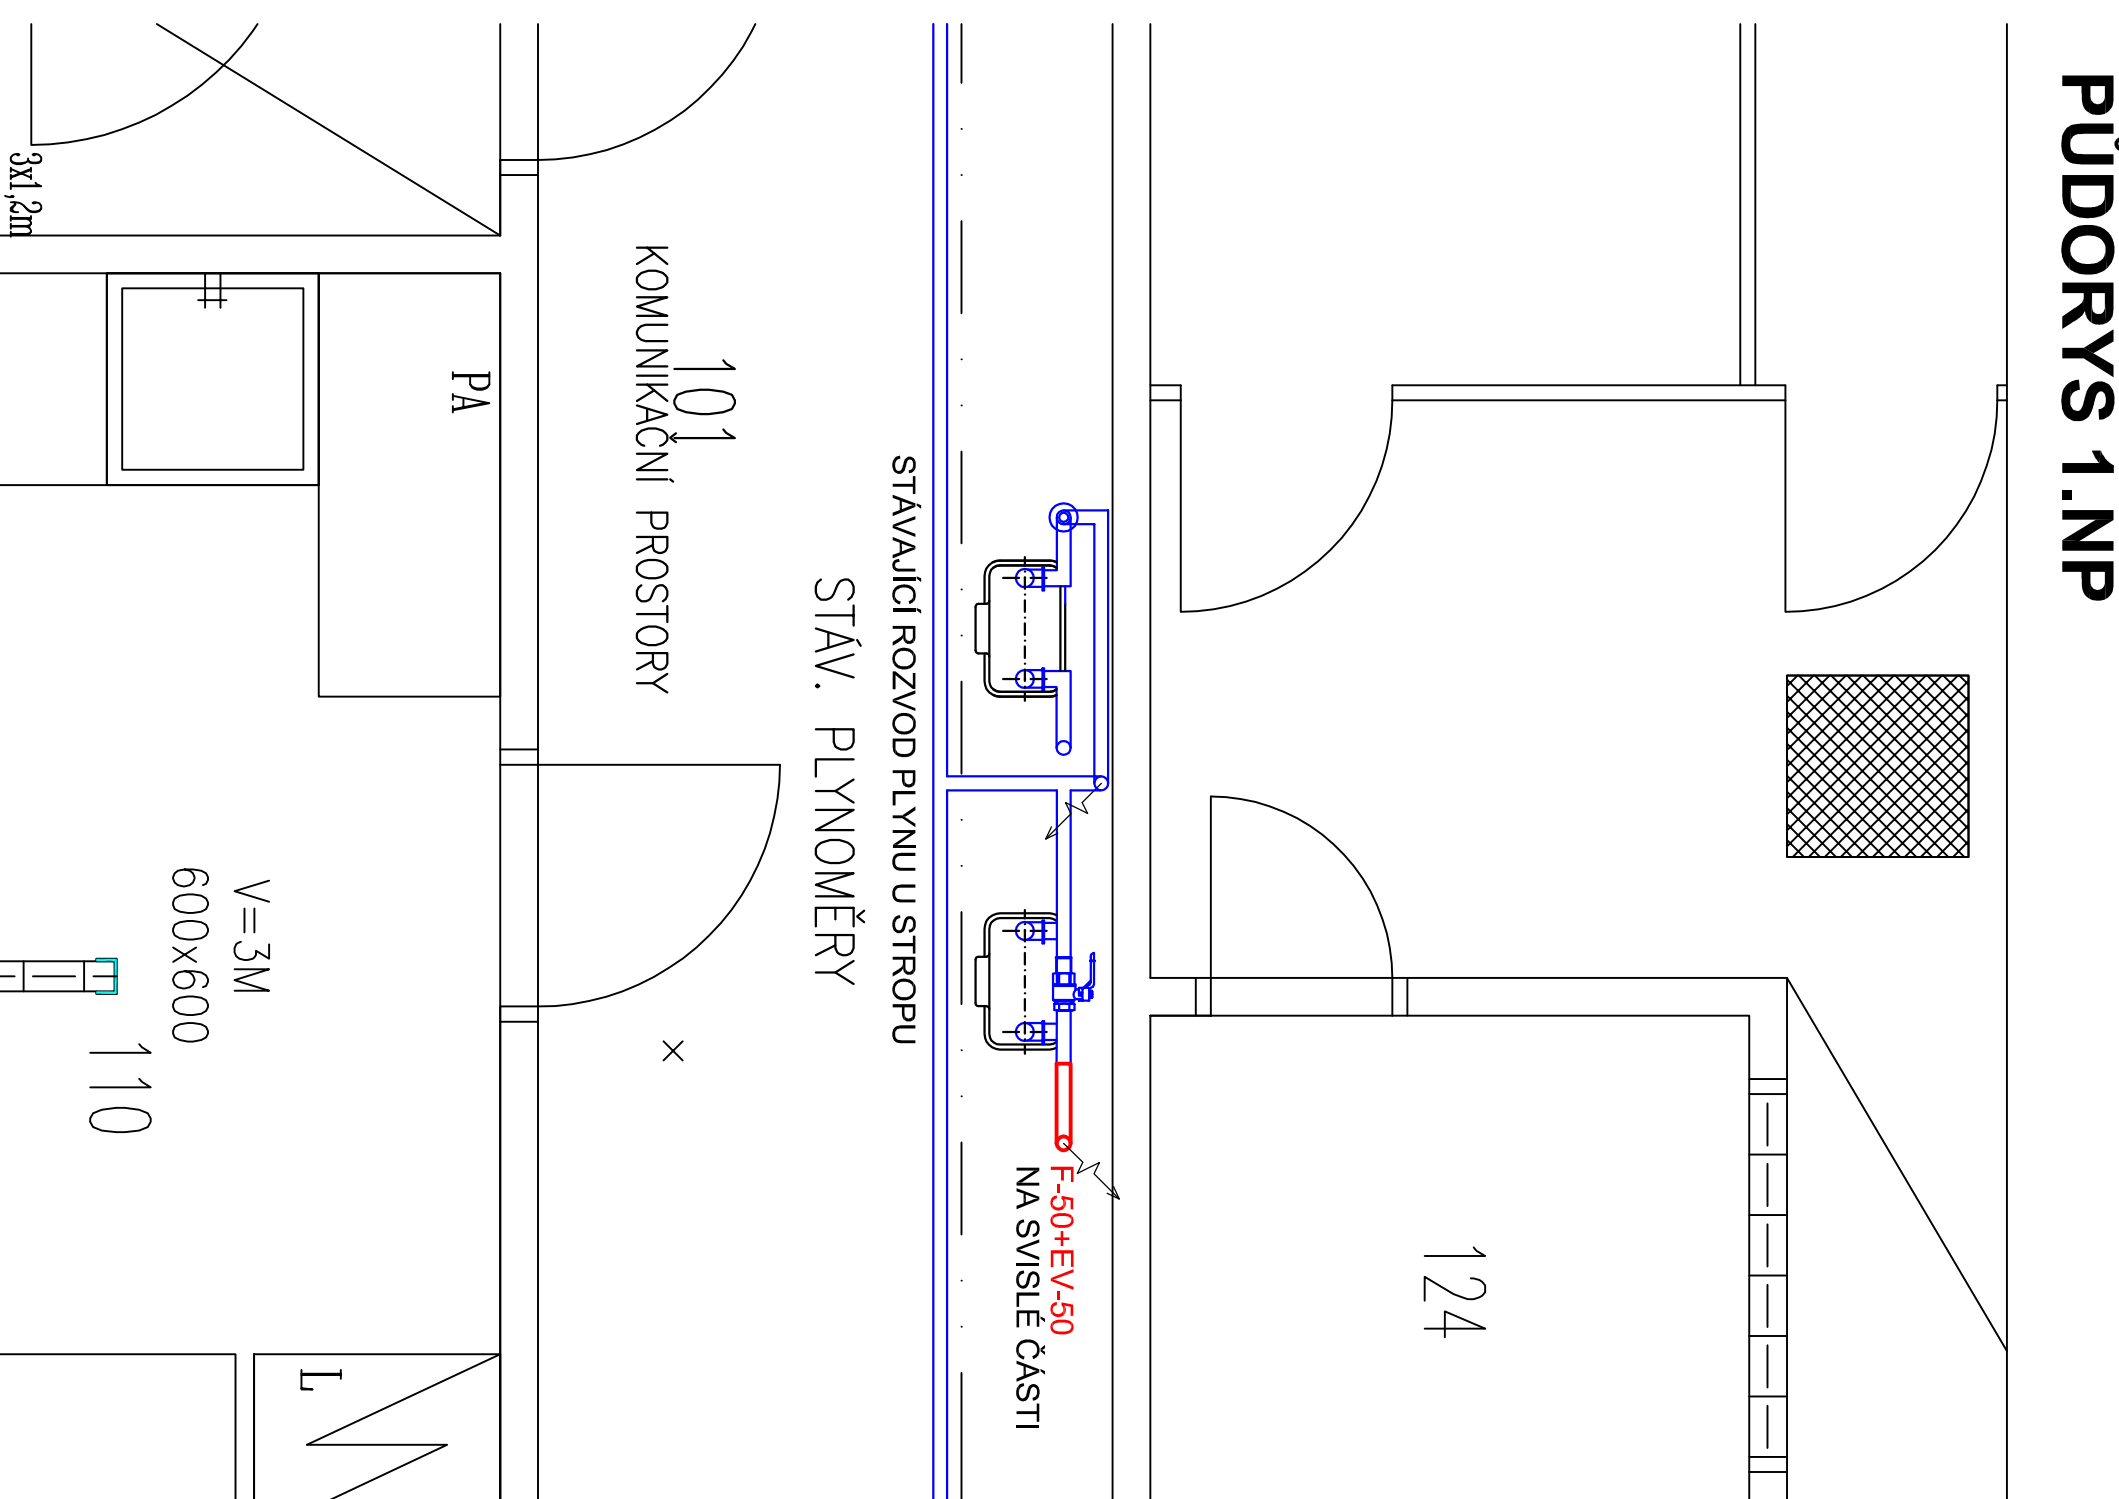

Seznam plynových spotřebičů pro kuchyň


- 2xvarný kotel Diamo PKV 150 25kW - 2,5m³/h
 - 1xvarný kotel FAGOR 24kW - 2,5m³/h
 - 3xvelkosporák cca. 22kW - 2,5m³/h
- max. instalovaný výkon 150kW
max. spotřeba plynu 15m³/h

LEGENDA

- NOVÝ VNITŘNÍ ROZVOD PLYNU
- MĚŘENÝ PRO KUCHYŇ- OCEL
- STÁVAJÍCÍ VNITŘNÍ ROZVOD PLYNU
- EV DVOUCESTNÝ ELEKTROMAGNETICKÝ VENTIL NTL., DN 50, BEZ PROUDU UZAVŘEN, 230V (napojení ventilu viz. oddíl MaR)
- F FILTR PLYNOVÝ ZÁVITOVÝ

SITUAČNÍ SCHEMA

ŘEŠENÁ ČÁST

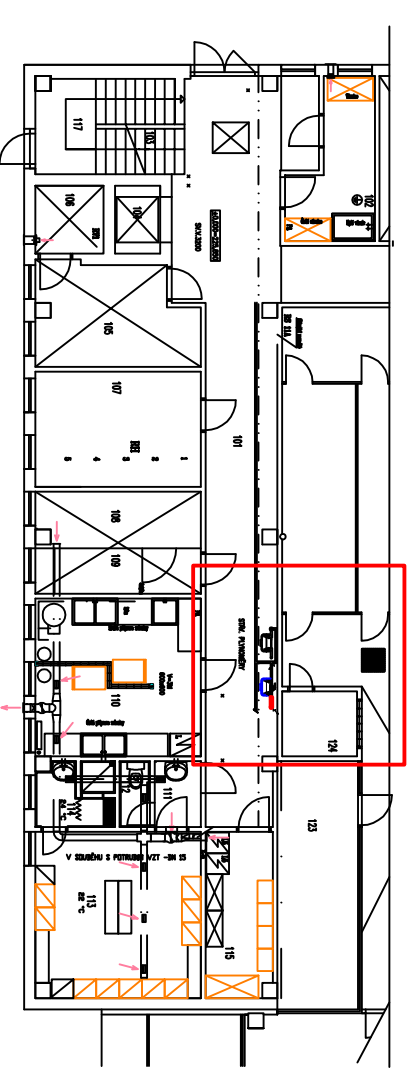

STAVTES

projektční kancelář

Stavěné - technická spol. s r.o.
Tykova ul. č. 3 796 01 Prostějov
tel./fax (+420) 582 340 913
mob. 603 577 963
e-mail: zdenek.fiser@wfhny.cz

paré č.:

hjp: název akce: **ZŠ DR. HORÁKA, KLIMATIZACE DO ŠKOLNÍ KUCHYNE A NA EKONOMICKÝ ÚSEK**

podpis: **ZŠ DR. HORÁKA, KLIMATIZACE DO ŠKOLNÍ KUCHYNE A NA EKONOMICKÝ ÚSEK**

změna: Objekt: D.1.4 - PLYNOINSTALACE

vypracoval: Ing. Martin Kejklik

autORIZOVAL: Ing. Martin Kejklik

obsah: měřítko: 1:25

Zakázkové č.: 414/2022

stupeň: DPS

datum: 06/2022

část/č. výkresu: 02

PŮDORYS 1.NP